

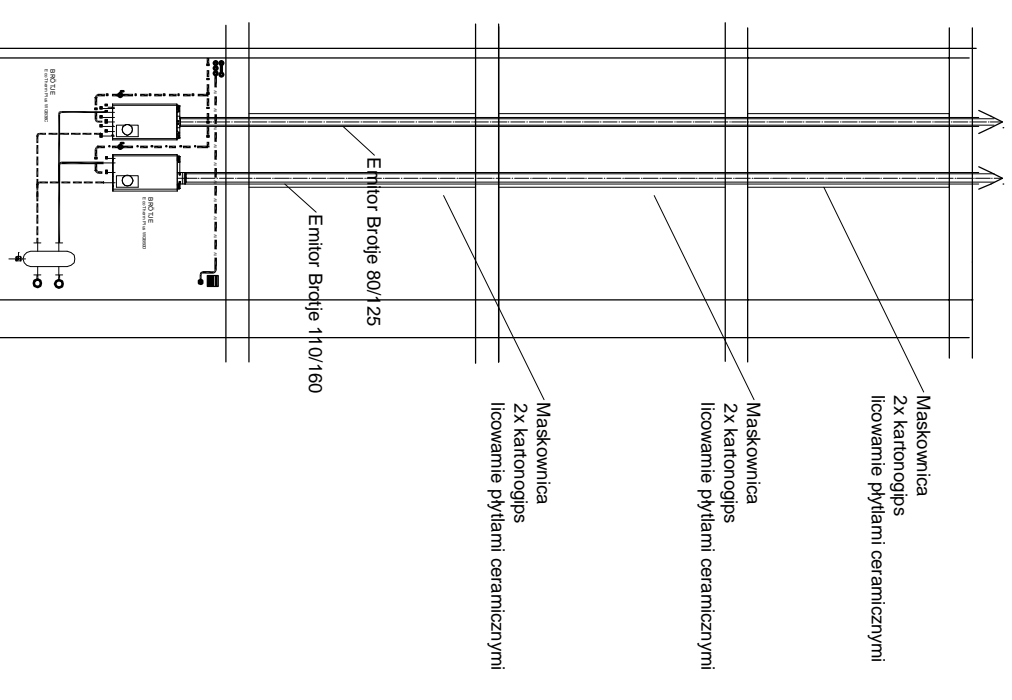


# A - A SKALA 1:100

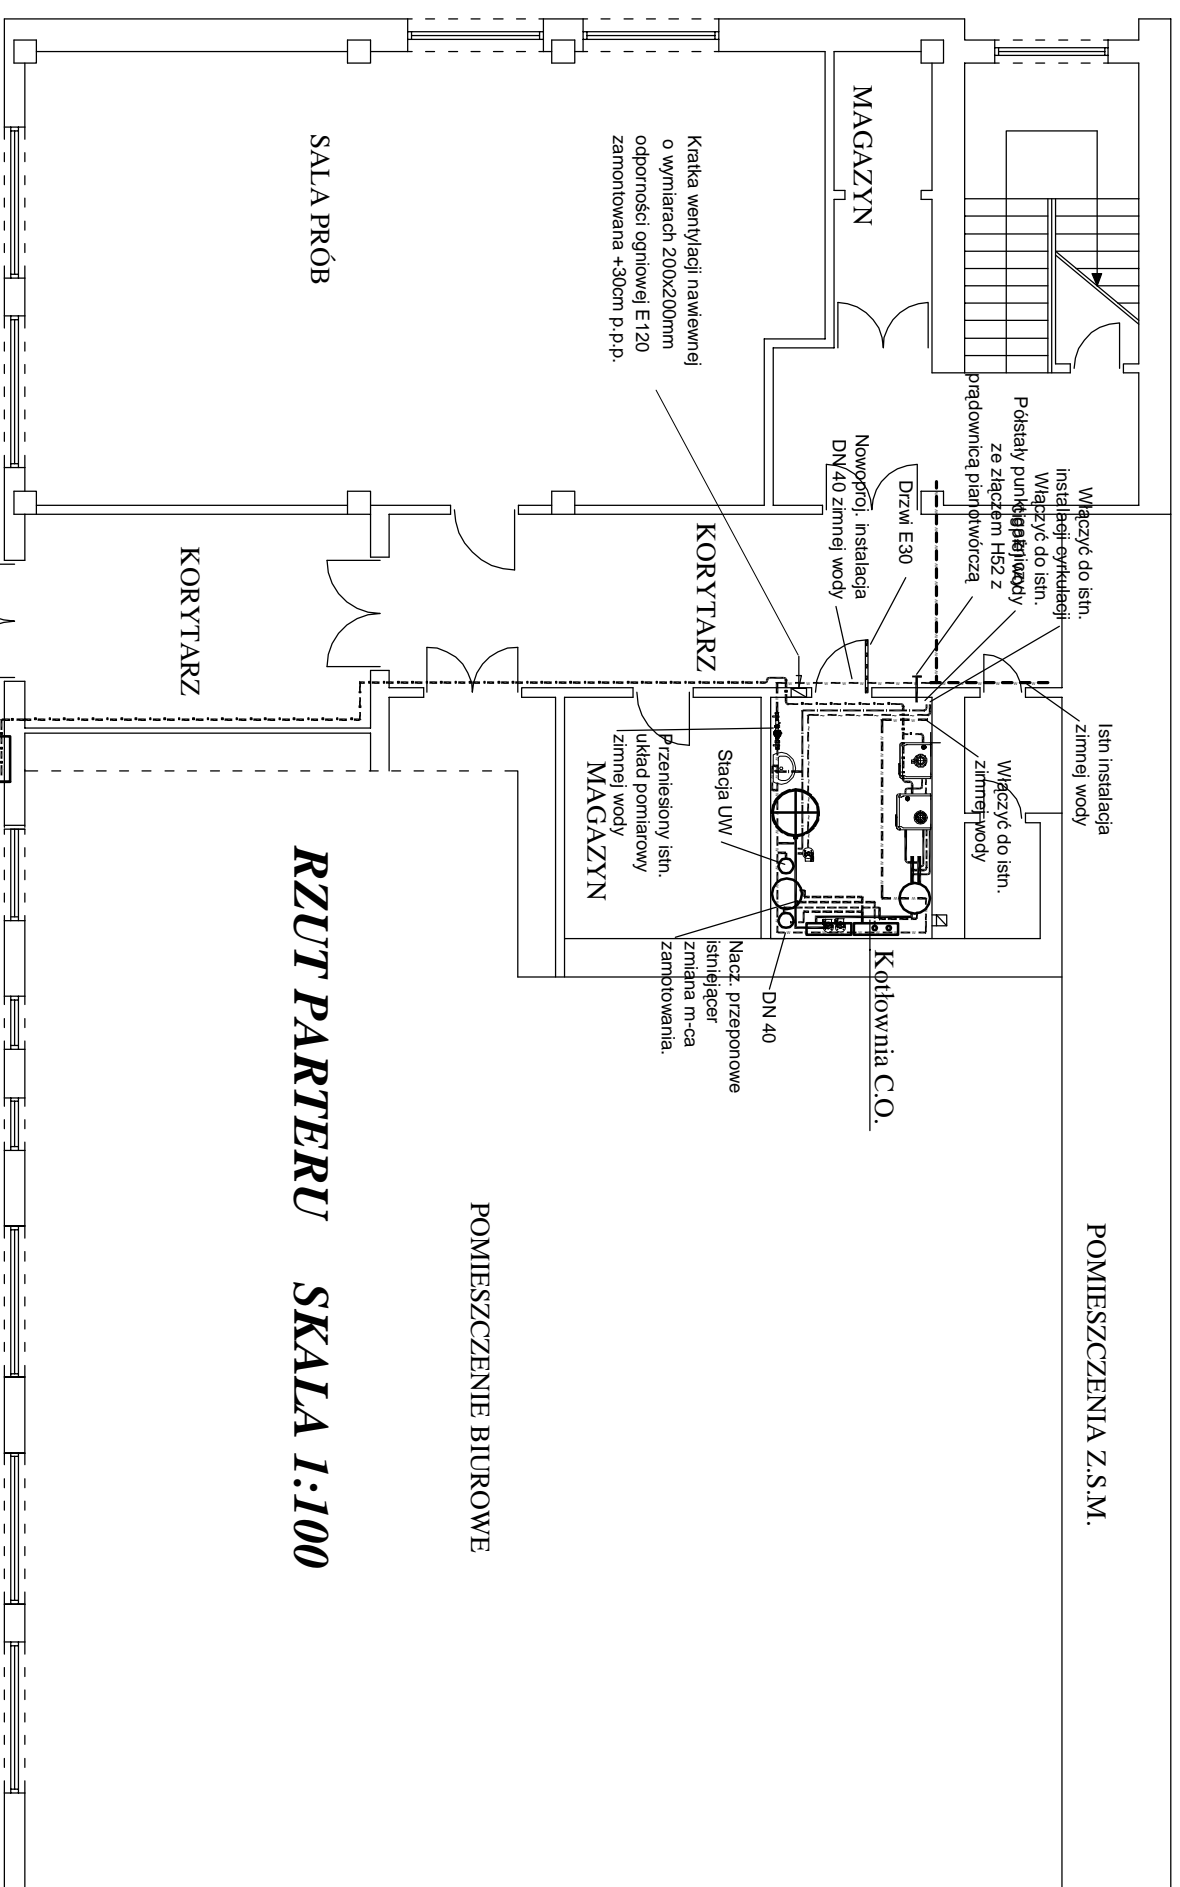

## SKG Szczegół

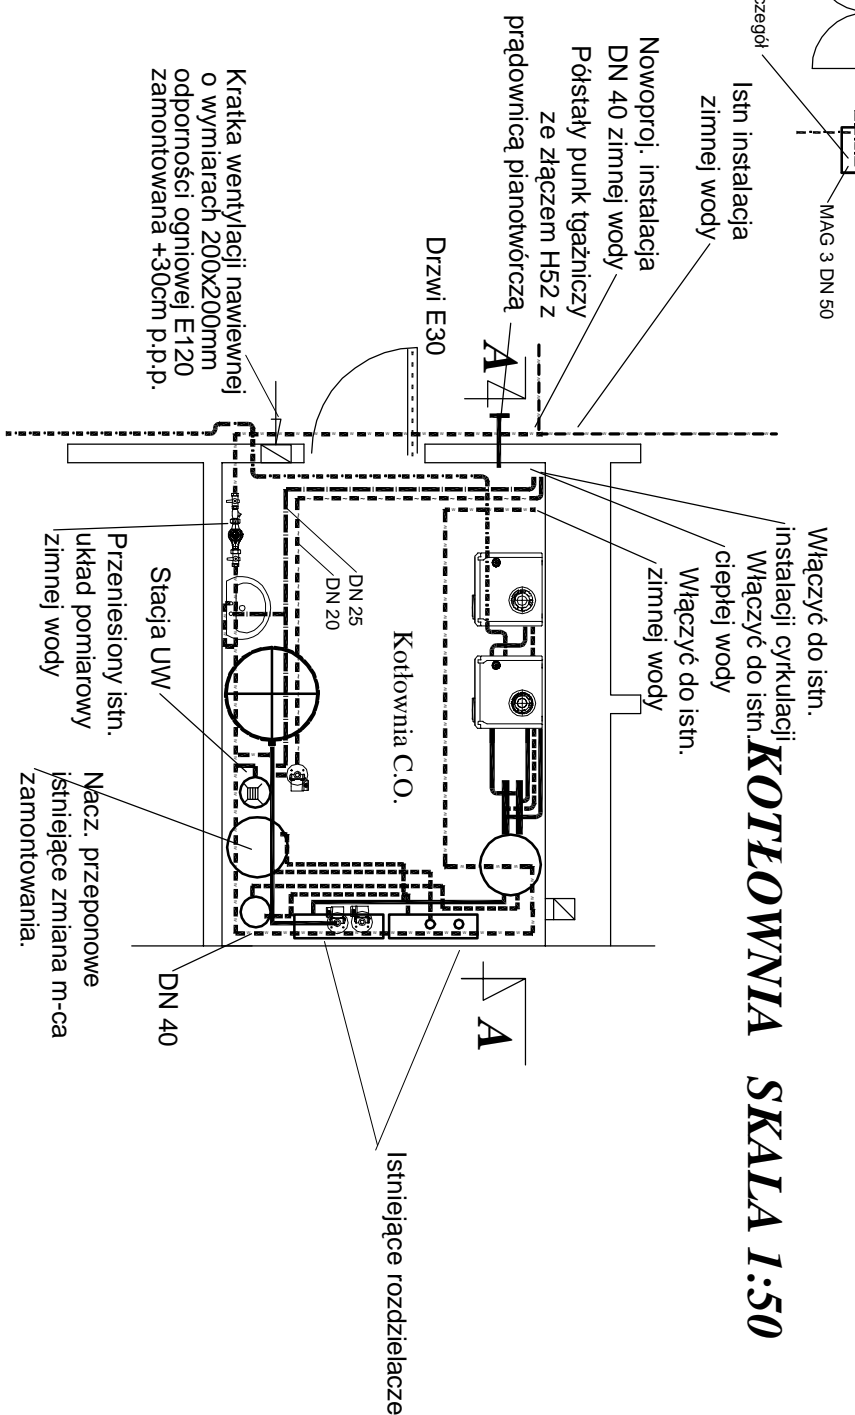

<p>85-617 Bydgoszcz ul. Lomska 1 / 1 / 60</p> <p><b>PROJEKT TERM</b></p> <p>ul. Lomska 1 / 1 / 60</p>		DATA
<p>0-projekt-proj-1-term@context.pl tel./fax: 052 370 53 05</p>		10.04.2008
<p>TEMAT Budowa kotłowni gazowej o mocy 88 kW w budynku Dopu kultury w Chełmie ul. Dworcowa 40A</p>		
<p>TRZĘD RYSUNKU Rzut parteru - kotłownia</p>		
Asystent	Jolanta Szczyńska ALB-KZ-721017/90	NR RYSUNKU
Projektant	Rafal Smoczyk 30/69	
Weryfikacja	mgr inż. Marek Brzozowski MBR-7151_24/2007	2