


KOTŁOWNIA SKALA 1:25

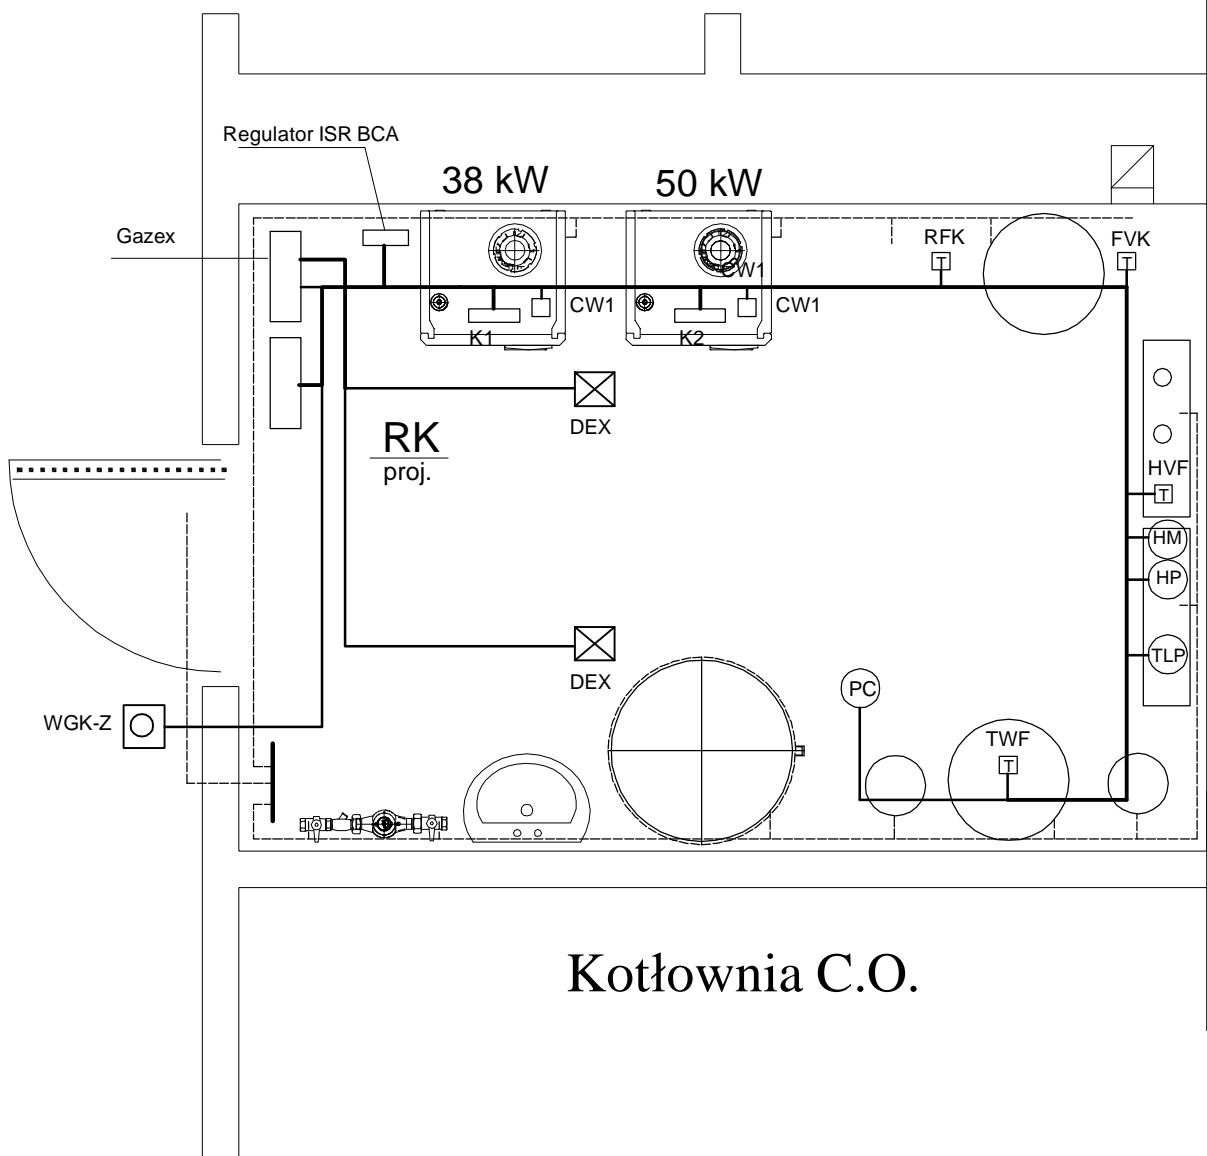

Typy przewodów, oznaczenia -
- patrz schemat rozdzielnic RK rys. E-3

PROJ MONT TERM

85-617 Bydgoszcz
ul. Lansjerów 1 / 1 / 60

e-mail: proj-mont-term@ic.net.pl
tel/fax: 052 370 53 05

TEMAT		DATA
Budowa kotłowni gazowej o mocy 88 kW w budynku Domu kultury w Chełmnie w Chełmnie ul. Dworcowa 40A		10.04.2009
TREŚĆ RYSUNKU		BRANŻA
Rzut kotłowni - instalacje elektryczne kotłowni		ELEKTRYCZNA
Projektant		SKALA
mgr inż. Wiesław Kutusiński uprawnienia budowlane do projektowania w specjalności instalacji, urządzeń i sieci elektryczne nr zaśw. St-901/74		1:25
Sprawdził		NR RYSUNKU
mgr inż. Andrzej Gońka uprawnienia budowlane do projektowania bez ograniczeń w specjalności sieci, instalacje i urządzenia elektryczne nr zaśw. MBPP-NB-7210/125/82; UAN-KZ-7210/205/89		E-4