

województwo kujawsko - pomorskie
gmina : miasto Chełmno
obręb : 2
działka : 86/4
KERG 345.314 - 88/2011

USŁUGI GEODEZYJNE
Iwona Drapczyńska
86-200 Chełmno, ul. Toruńska 10/5
tel. 782 174 736, 510 188 340
NIP: 875-112-63-61; Regon: 340902943

MAPA STUACJONO - WYSOKOŚCIOWA
DO CELÓW PROJEKTOWYCH
SKALA 1:500



Nie wyklucza się istnienia niezidentyfikowanych urządzeń podziemnych

Chełmno 24.05.2011

GEODETA

Marek Drapczyński
Zaśw. Min. GP 1B nr 13548

Istn. zasilanie budynku gospodarczego do demontażu

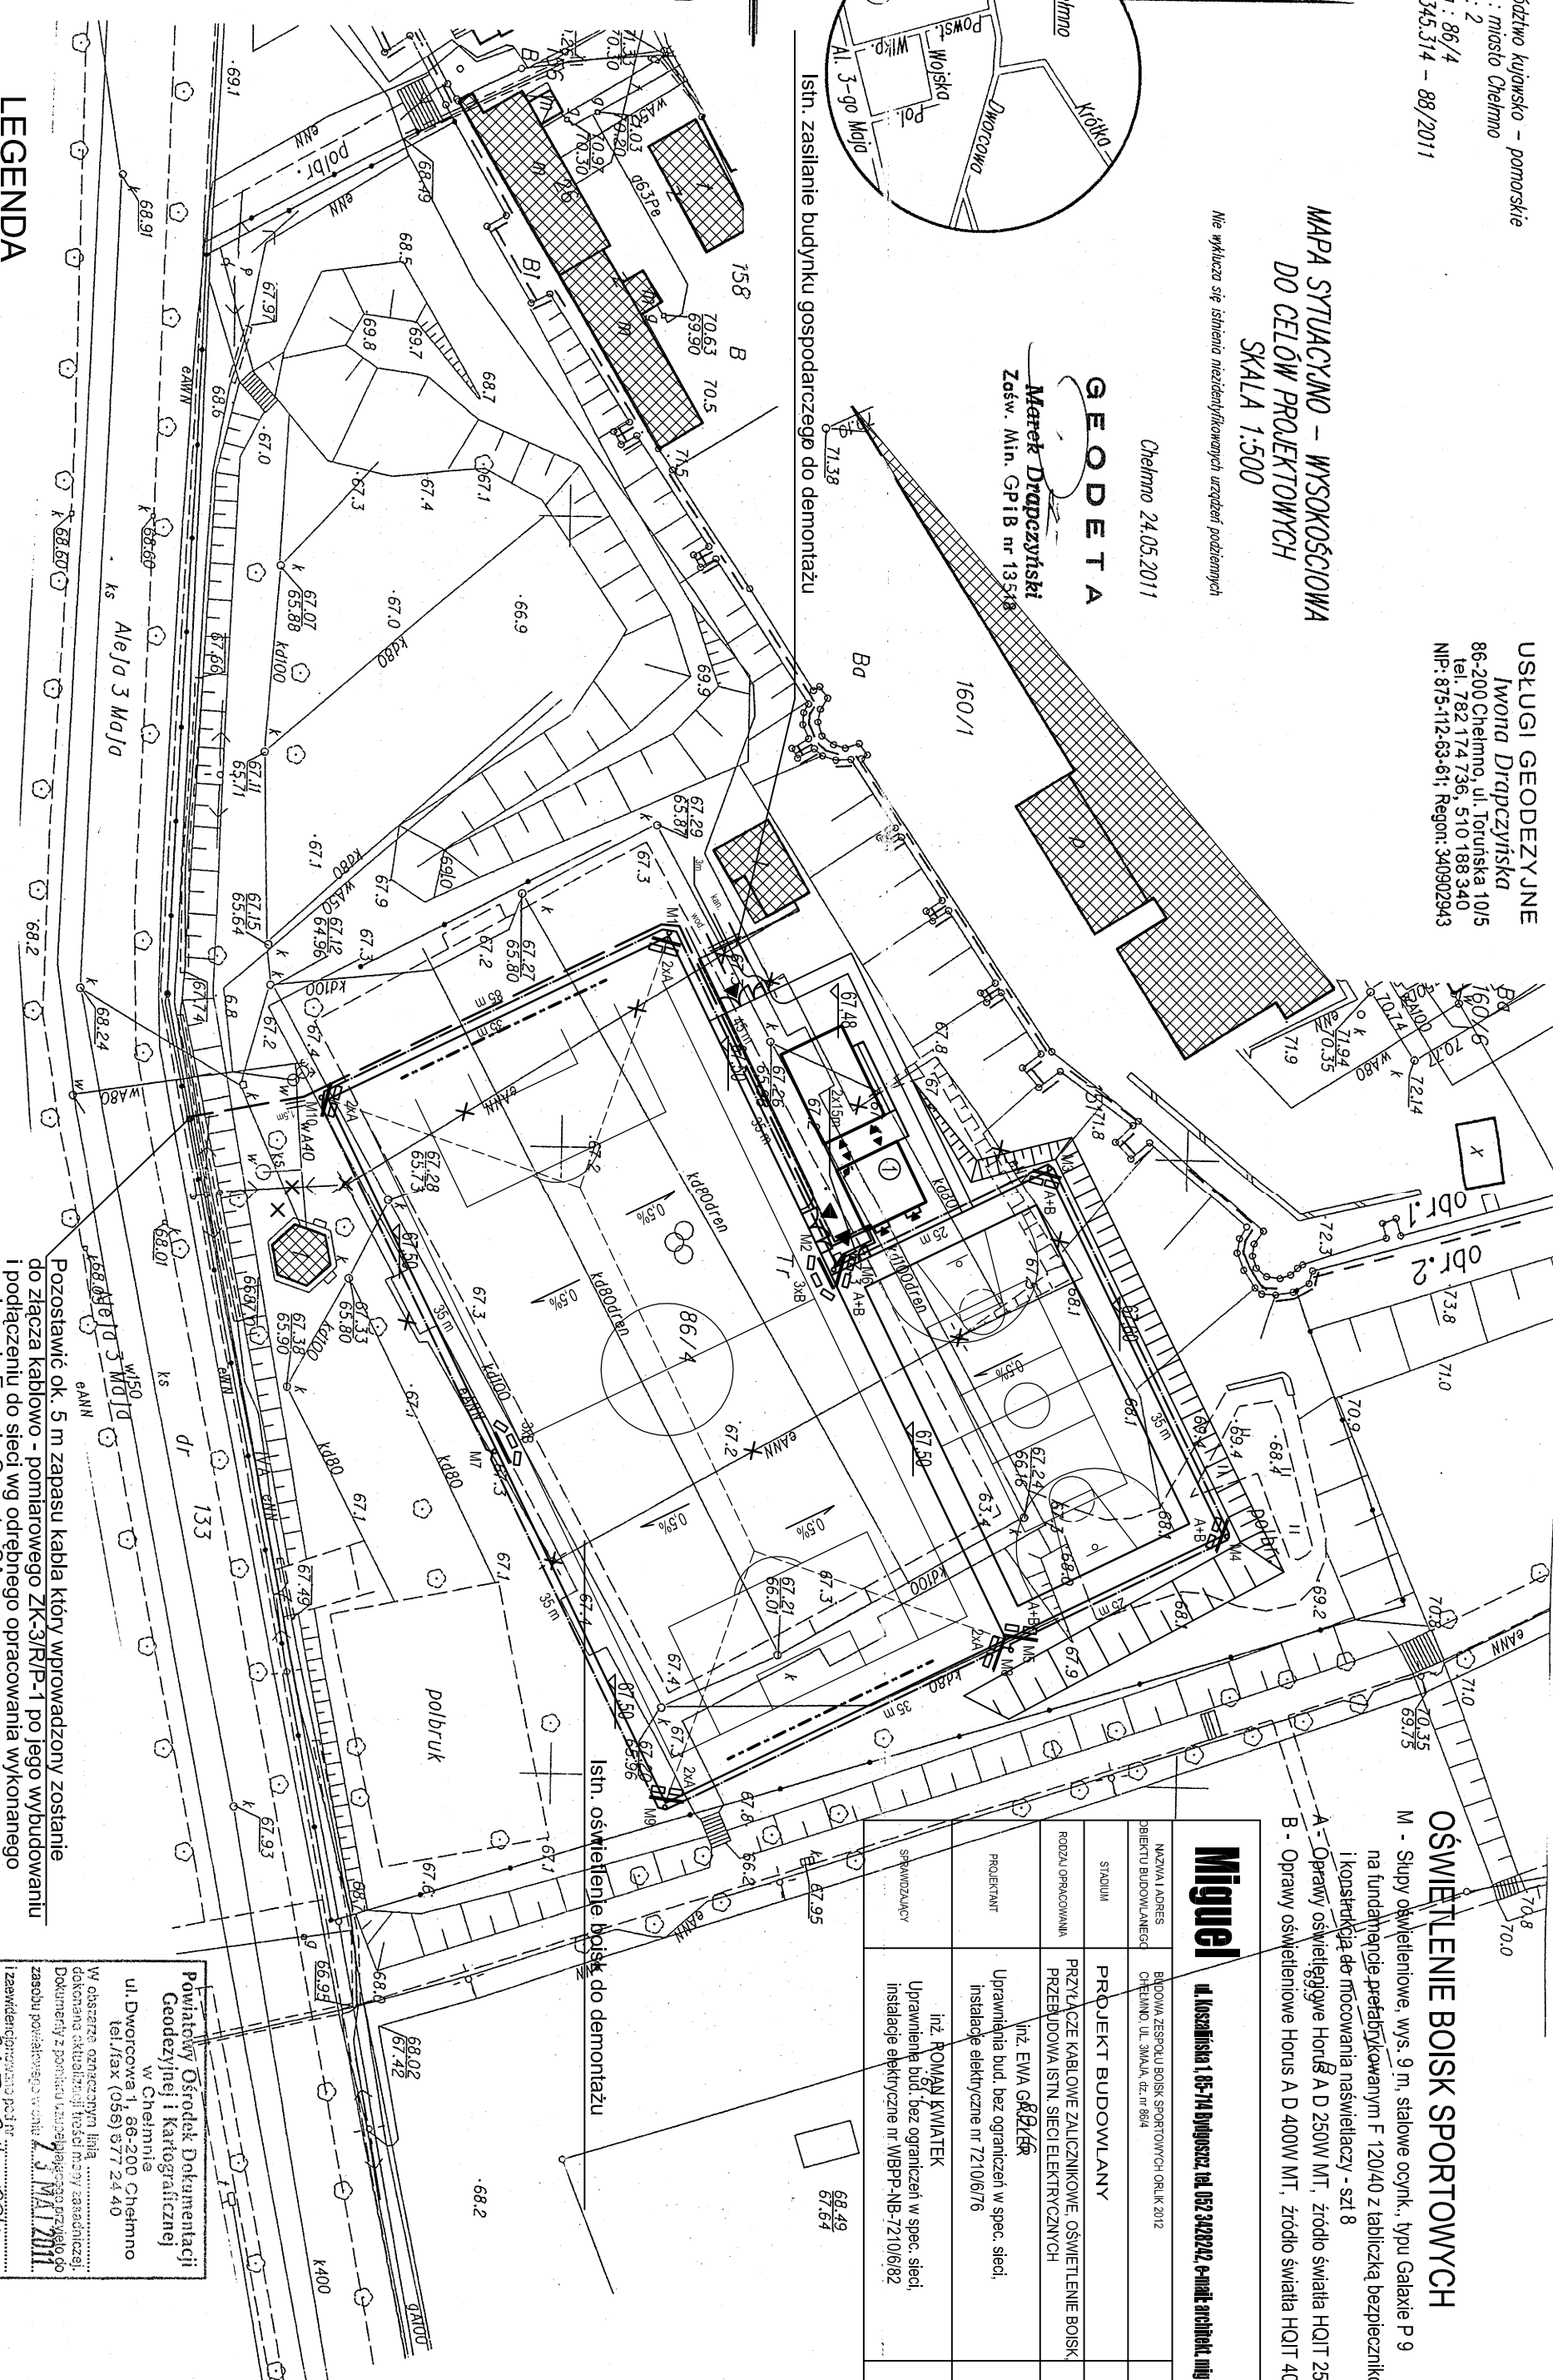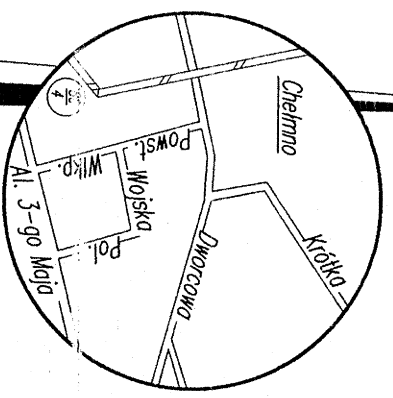

LEGENDA

- PROJEKT. PRZYŁĄCZE KABLOWE ZALICZNIKOWE
YKY 5 x 25,0 mm²
- PROJEKT. ZASILANIE BUDYNKU GOSPODARCZEGO
YKY 5 x 4,0 mm²
- PROJEKT. LINIA KABLOWA OŚWIETLENIOWA YKY 5 x 6 mm²
- PROJEKT. OSŁONA RUPROWA DLA KABLA DYK 75

UWAGI:

1. Kable układać w ziemi na głębokości 0,7 m od powierzchni terenu do zewnętrznej powierzchni kabla zgodnie z PN-76/E-05125. Kable układać po wykonaniu niwelacji terenu zgodnie z projektem ukształtowania terenu.
2. Skrzyżowania i zbliżenia kabli z instalacjami podziemnymi i drogami wykonać zgodnie z PN-76/E-05125.
3. Przy wprowadzeniu kabli do słupów oświetleniowych, złącza, rozdzielni, przy przepustach kablowych pozostawić zgodnie z ww normą zapasy kabla.

Pozostawić ok. 5 m zapasu kabla który wprowadzony zostanie do złącza kablowo - pomiarowego ZK-3/R/P-1 po jego wybudowaniu i podłączeniu do sieci wg odrębnego opracowania wykonanego na zlecenie Energi - Operator SA.

OŚWIETLENIE BOISK SPORTOWYCH

- M - Słupy oświetleniowe, wys. 9 m, stalowe ocynk., typu Galaxie P 9 na fundamencie prefabrykowanym F 120/40 z tabliczką zabezpieczającą i konstrukcją do mocowania nasświetlaczy - szt 8
- A - Oprawy oświetlające Hordis A D 250W MT, źródło światła HQIT 250NSI - szt 12
- B - Oprawy oświetlające Hordis A D 400W MT, źródło światła HQIT 400NSI - szt 10

Miguel		SKALA	DATA
ul. Kaszubska 1 05-714 Bydgoszcz, tel. 052 3402020, e-mail: architek@miguel.com		18.07.2011	
NAZWA I ADRES BUDOWY I BIENIA	BUDOWA ZESPÓŁU BOISK SPORTOWYCH ORLIK 2012 CHEŁMNO, UL. 3 MAJA, dz. nr 864	RYS. NR	E-1
STADIUM	PROJEKT BUDOWLANY		
RODZAJ OPRACOWANIA	PRZYŁĄCZE KABLOWE ZALICZNIKOWE OŚWIETLENIE BOISK PRZEBUDOWA ISTN. SIECI ELEKTRYCZNYCH		
PROJEKTANT	inż. EWA GRZEK		
SPRAWDZAJĄCY	inż. ROMAN KWIATEK Uprawnienia bud. bez ograniczeń w spec. sieci, instalacje elektryczne nr WBPP-NB-7210/6/82		

Powiatowy Ośrodek Dokumentacji Geodezyjnej i Kartograficznej w Chełmnie
ul. Dworcowa 1, 86-200 Chełmno
tel./fax (056) 877 24 40
W obszarze oznaczonym linią dokonano aktualizacji treści mapy zasadniczej. Dokumenty z punktu uwzględniającego przebieg do zasobu powiatowego w dniu 13 MAJ 2011.
Izawierającym podpis
345 344 - 88/2011

Niniejsza mapa stanowi dokument projektowy. Projektowane obiekty i urządzenia wykonawcze pozostają na budowę. Projektant nie odpowiada za inwestycję, projektant nie odpowiada za realizację i upewnienie do wykonania prac budowlanych. Powiatowy Ośrodek Dokumentacji Geodezyjnej i Kartograficznej
03 CZE 2011
Geodezyjne i Kartograficzne
Chełmno,
Zaswiadczenie GUGIK 4770