


MAPA DO CELÓW PROJEKTOWYCH
SKALA 1:500

obr. 4 0004; dz. 174
KERG 6640.980.2014; KW nie badano
Układ współrzędnych 2000, strefa 6; Układ wysokościowy Kronsztad

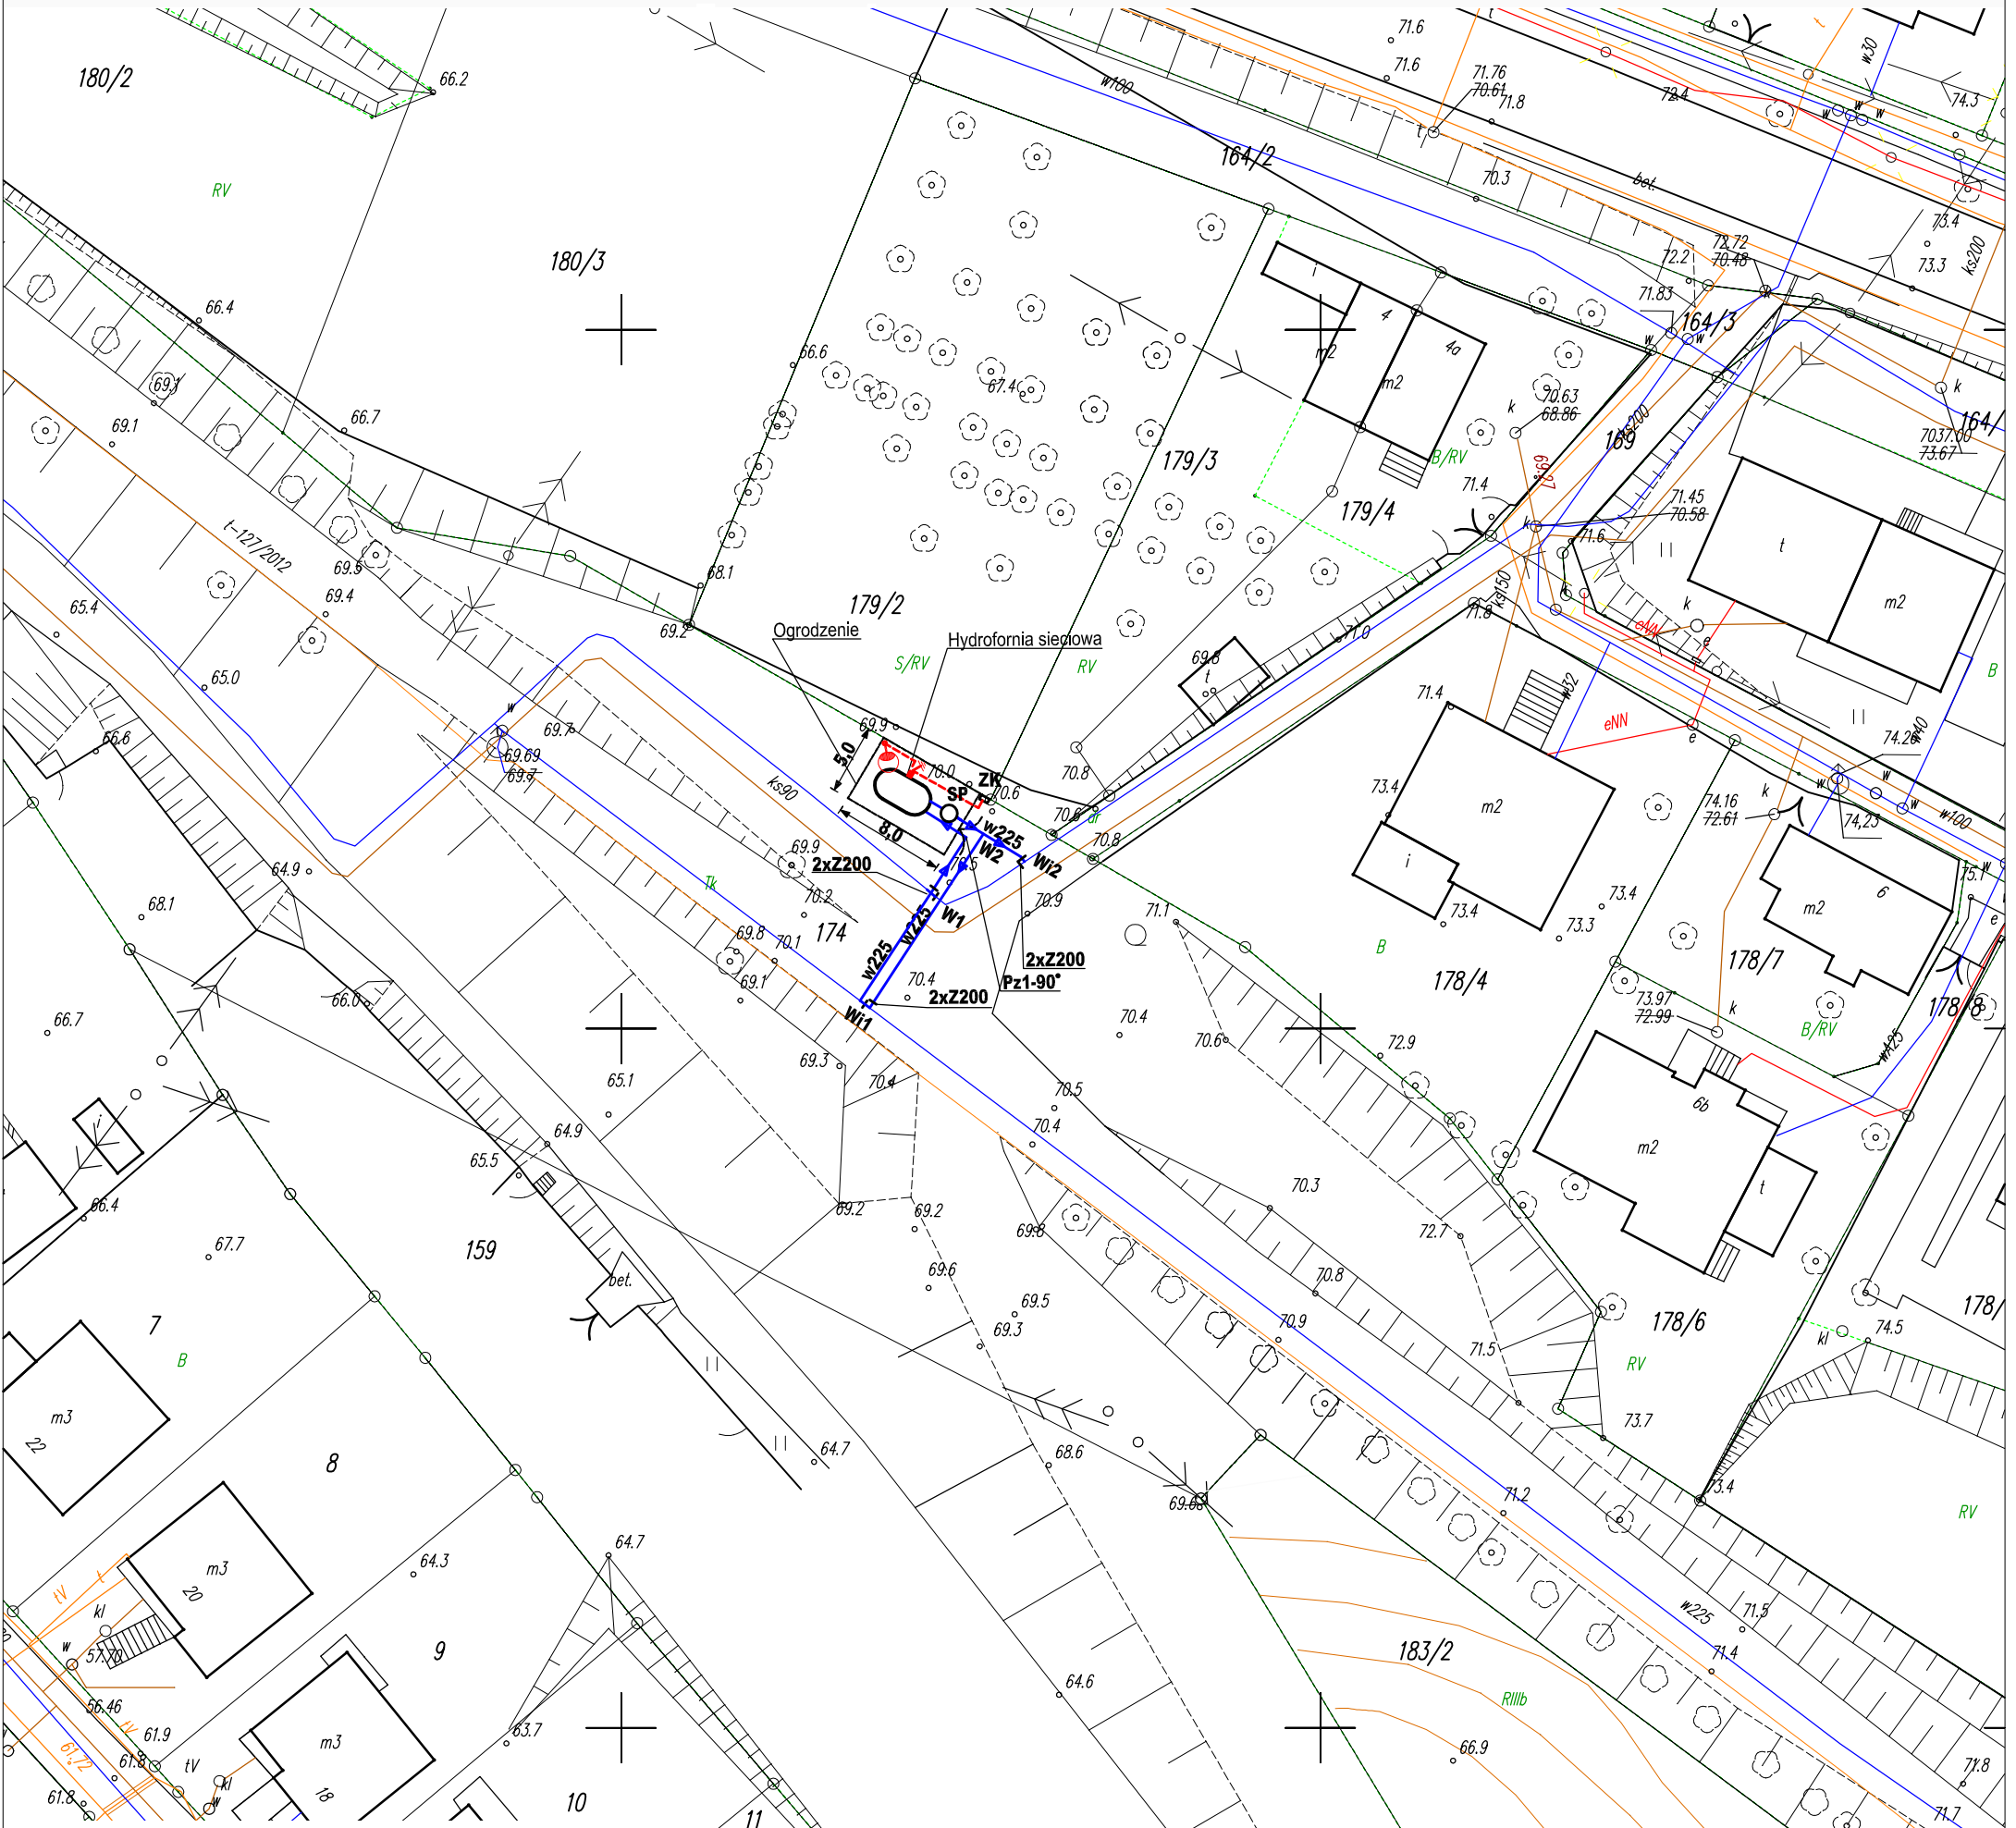

LEGENDA

- Proj. sieć wodociągowa
- Wi Nr węzłów wodociągowych
- SP Proj. studnia pomiarowa
- - - Proj. kabel YAKY 4x25mm² zasilający hydroformnię
- - - Proj. kabel YKY 3x2,5mm²
- ⊕ Proj. uziemienie dla ochronników w szafie zasilająco - sterowniczej
- ⊙ Proj. słup S-60P z oprawą SGS 101/70
- ZK □ Planowana lokalizacja złącza kablowego zasilającego hydroformnię sieciową

GEODETA
Marek Drapczyński
Zaśw. Min. GPiB nr 13518

POŚWIADCZENIE
Organ prowadzący państwowy zasób geodezyjny i kartograficzny
IDENTYFIKATOR Ewidencyjny: P.0404.2014.003
DATA WPROSZA OPERATU TECHNICZNEGO DO EWIDENCJI MATERIAŁÓW ZASOBU: 28 PAZ. 2014
KIEROWNIK
mgr inż. Małgorzata Jankowska
Upr. nr 17537

INŻYNIERIA SANITARNIA
pracownia projektowo-inwestycyjna
UL. RYNEK 25
86-200 CHEŁMNO
TEL./FAX (0-56) 686-00-55

TEMAT	BUDOWA HYDROFORMNI SIECIOWEJ Z ODCINKAMI SIECI WODOCIĄGOWEJ		
INWESTOR	GMINA MIASTO CHEŁMNO UL. DWORCOWA 1, 86-200 CHEŁMNO		
RYSunEK	PROJEKT ZAGOSPODAROWANIA TERENU		
PROJEKTOWAŁ	mgr inż. Sławomir Matuszak Uprawnienia bud. do projektowania bez ograniczeń w specjalności instalacji i sieci sanitarne nr ewid. KUP/0139/PWOS/05	20.12.2014	DATA PODPIS
SPRAWDZIŁ	mgr inż. Piotr Banach Uprawnienia bud. do projektowania bez ograniczeń w specjalności instalacji i sieci sanitarne nr ewid. KUP/0149/PWOS/10	20.12.2014	
PROJEKTOWAŁ	techn. Krzysztof Kamiński Uprawnienia bud. do projektowania z ograniczeniem w specjalności instalacji i sieci elektryczne nr ewid. GP.1.7342/124/10/91-92	20.12.2014	
SPRAWDZIŁ	mgr inż. Mieczysław Szczygiel Uprawnienia bud. do projektowania bez ograniczeń w specjalności instalacji i sieci elektryczne nr ewid.: GP.1.7342/75/10/91	20.12.2014	
OPRACOWAŁ	inż. Jakub Górecki	20.12.2014	
XII.2014R		SKALA 1:500	