






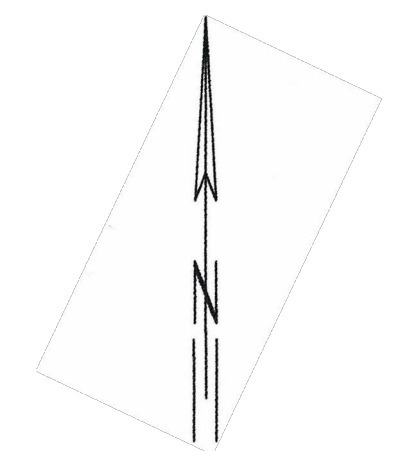
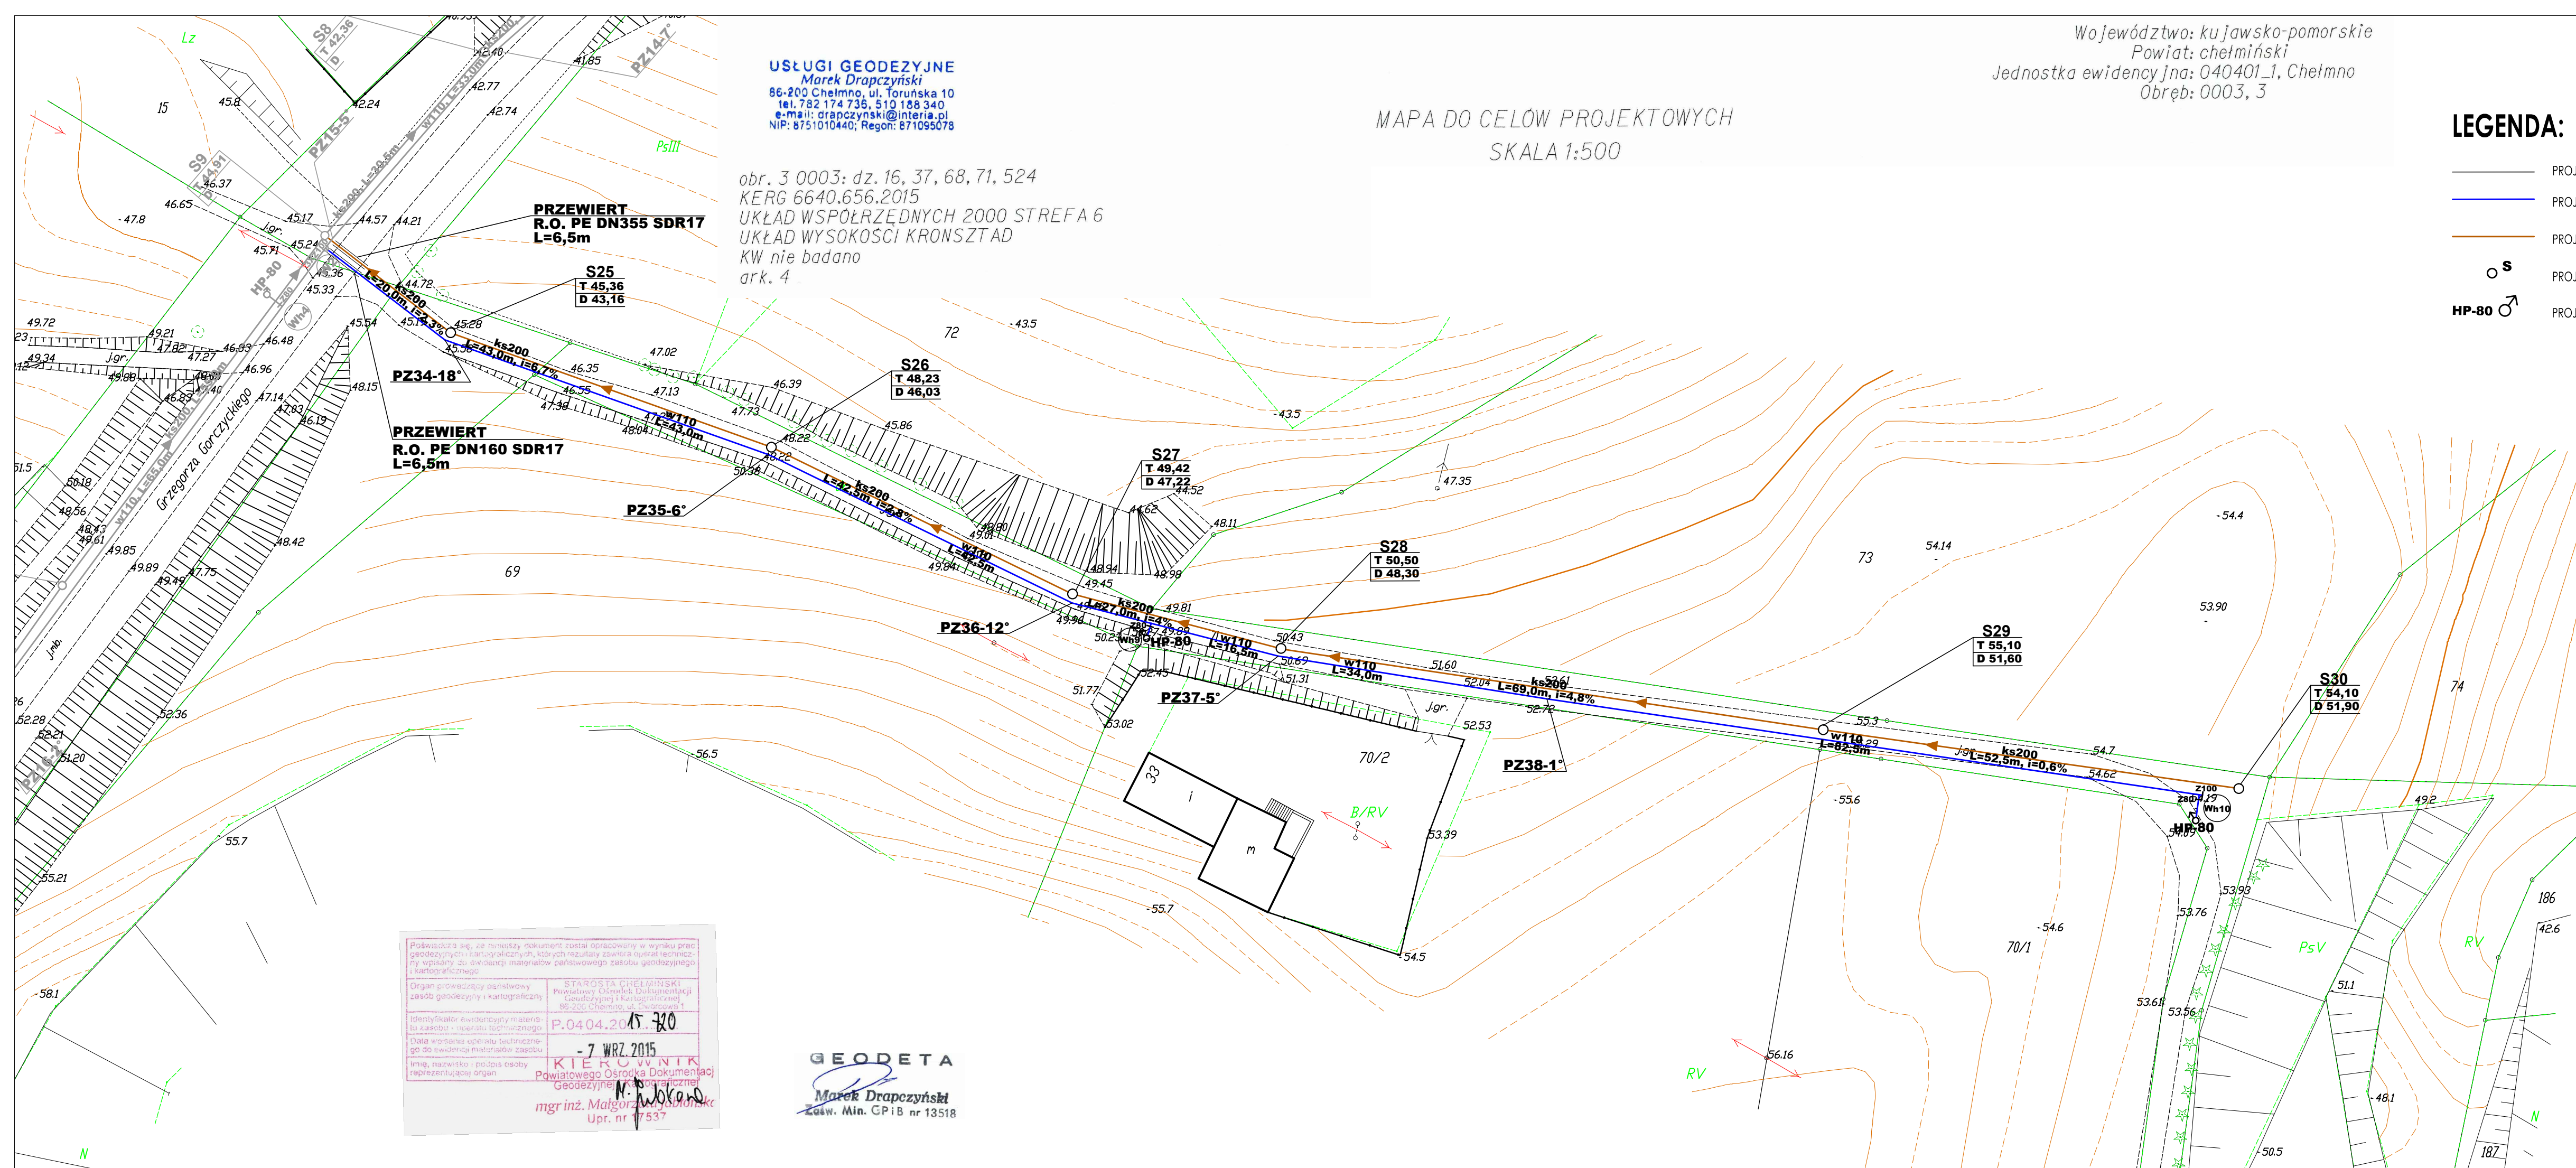
**USŁUGI GEODEZYJNE**  
Marek Drapczyński  
86-200 Chełmno, ul. Toruńska 10  
tel. 782 174 736, 510 188 340  
e-mail: drapczyński@interia.pl  
NIP: 8751010440; Regon: 871095078

MAPA DO CEŁÓW PROJEKTOWYCH  
SKALA 1:500

obr. 3 0003: dz. 16, 37, 68, 71, 524  
KERG 6640.656.2015  
UKŁAD WSPÓŁRZĘDNYCH 2000 STREFA 6  
UKŁAD WYSOKOŚCI KRONSZTAD  
KW nie badano  
ark. 4

**LEGENDA:**

-  PROJEKTOWANA SIĘĆ WODOCIĄGOWA I SIĘĆ KANALIZACJI SANITARNEJ WEDŁUG ODREBNEGO PROJEKTU
-  PROJEKTOWANA SIĘĆ WODOCIĄGOWA
-  PROJEKTOWANA SIĘĆ KANALIZACJI SANITARNEJ
-  PROJ. STUDNIA REWIZYJNA KANALIZACJI SANITARNEJ
-  PROJ. HYDRANT P.POŻ.



Podpisuję się, że niniejszy dokument został opracowany w wyniku prac geodezyjnych i kartograficznych, których rezultaty zawiera opis techniczny wypełniony do ewidencji materiałów geodezyjnych i kartograficznych.

Organ prowadzący państwowy zasób geodezyjny i kartograficzny: STAROSTA CHEŁMIŃSKI, Powiatowy Ośrodek Dokumentacji Geodezyjnej i Kartograficznej, 86-200 Chełmno, ul. Świerkowa 1

Identyfikator ewidencyjny materiału zasobu i repertoriu technicznego: P.0404.2015.720

Data wpisania opisu technicznego do ewidencji materiałów geodezyjnych, kartograficznych i geodezyjnych: - 7 WRZ 2015

mgr inż. Małgorzata Wokand  
Pracownia Projektowo-Inwestycyjna  
Upr. nr 17537

**GEODETA**  
Marek Drapczyński  
Zaśw. Min. GPiB nr 13518

INŻYNIERIA SANITARNA		pracownia projektowo-inwestycyjna	
TEMAT	BUDOWA SIĘCI WODOCIĄGOWEJ I KANALIZACJI SANITARNEJ W REJONIE UL. GRZEGORZA GORCZYCKIEGO W CHEŁMNIE		
INWESTOR	ZAKŁAD WODOCIĄGÓW I KANALIZACJI W CHEŁMNIE UL. NAD GROBLĄ 2, 86-200 CHEŁMNO		
RYSUNEK	PROJEKT ZAGOSPODAROWANIA TERENU		
PROJEKTOWAŁ	mgr inż. Sławomir Matuszak Uprawnienia bud. do projektowania bez ograniczeń w specjalności instalacji i sieci sanitarnej nr ewid. KUP/0139/PWDS/05	DATA	03.11.2015
SPRAWDZIŁ	mgr inż. Piotr Banach Uprawnienia bud. do projektowania bez ograniczeń w specjalności instalacji i sieci sanitarnej nr ewid. KUP/0149/PWDS/10	DATA	03.11.2015
OPRACOWAŁ	Rafał Kopyciński	DATA	03.11.2015
XI.2015R	SKALA 1:500	NR RYS.	2