




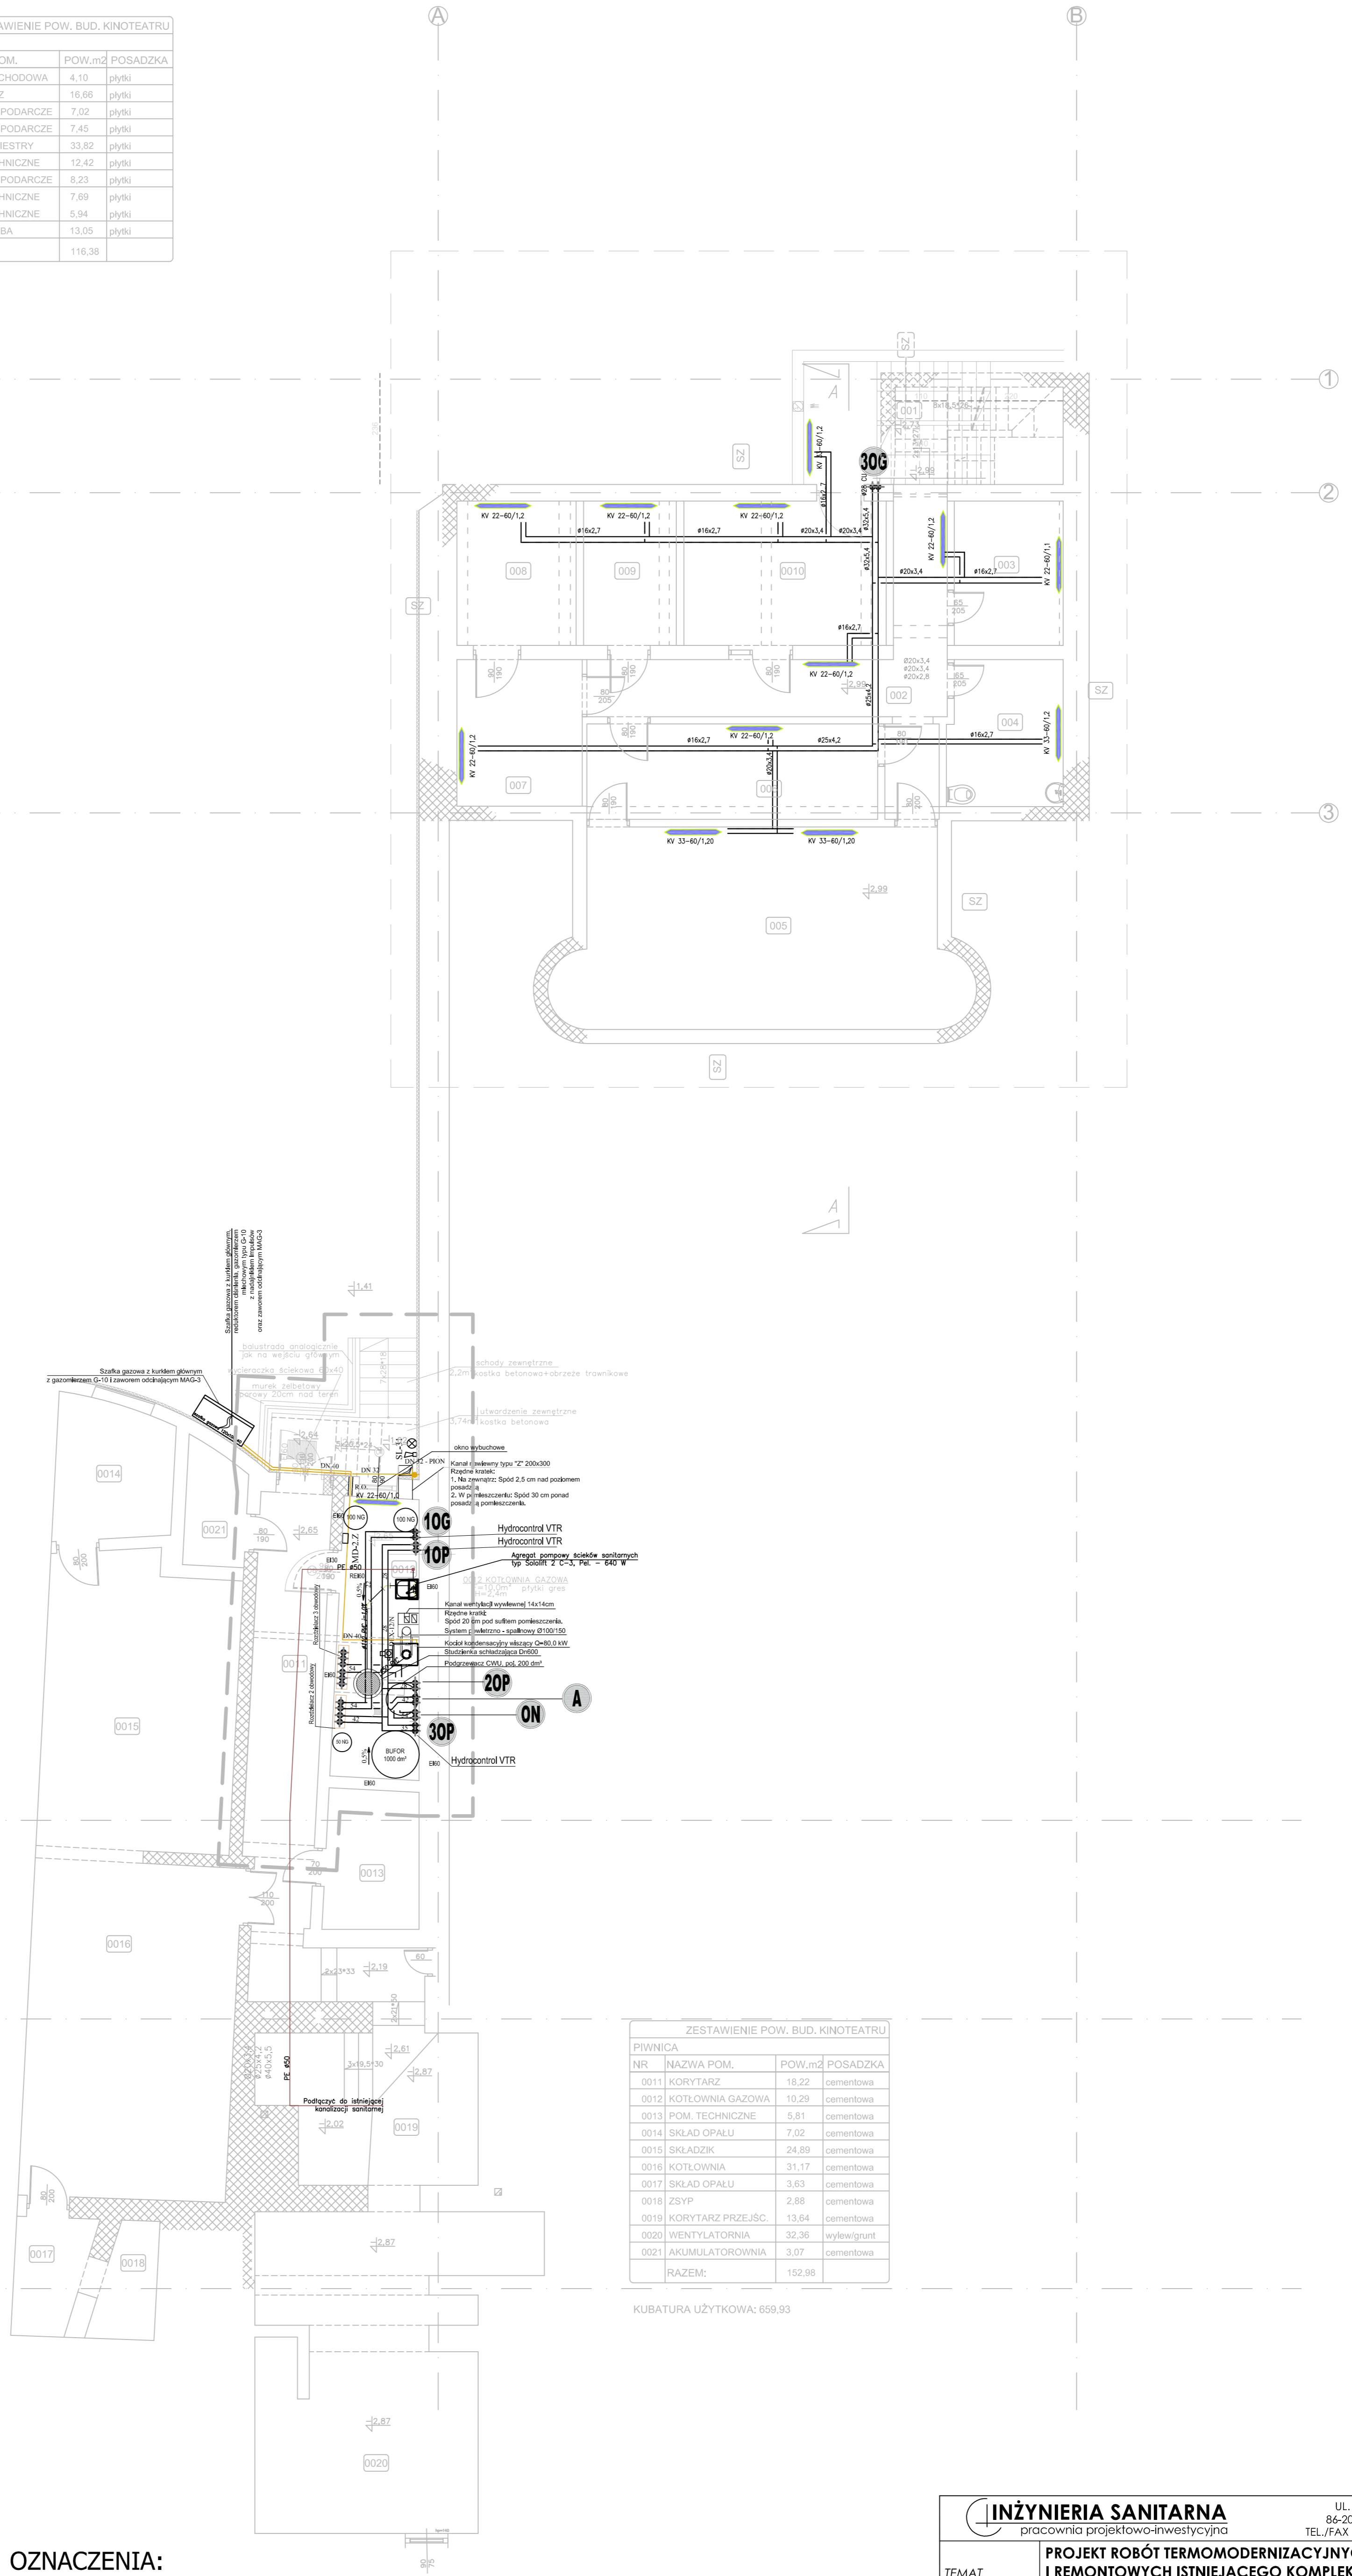


ZESTAWIENIE POW. BUD. KINOTEATRU		
PIWNICA		
NR	NAZWA POM.	POSAĐZKA
001	KŁATKA SCHODOWA	4,13
002	KORYTARZ	16,66
003	POM. GOSPODARCZE	7,02
004	POM. GOSPODARCZE	7,45
005	POM. ORKIESTRY	33,82
006	POM. TECHNICZNE	12,42
007	POM. GOSPODARCZE	9,23
008	POM. TECHNICZNE	7,89
009	POM. TECHNICZNE	5,94
0010	GARDERObA	13,05
RAZEM:		116,58




OZNACZENIA:

-  RURY OGRZEWANIA GRZEJNIKOWEGO PP PN20/Cu
-  RURY GAZOWE
-  RURY TŁOCZNE KANALIZACJI SANITARNEJ
-  GRZEJNIK STALOWY PŁYTOWY
-  PION OGRZEWANIA

ZESTAWIENIE POW. BUD. KINOTEATRU		
PIWNICA		
NR	NAZWA POM.	POSAĐZKA
0011	KORYTARZ	18,22
0012	KOTŁOWNIA GAZOWA	19,29
0013	POM. TECHNICZNE	5,81
0014	SKŁAD OPALU	7,02
0015	SKŁADZIK	24,89
0016	KOTŁOWNIA	31,17
0017	SKŁAD OPALU	3,63
0018	ZBYP	2,88
0019	KORYTARZ PRZEJŚC.	13,64
0020	WENTYLATORNA	32,36
0021	AKUMULATOROWNA	3,07
RAZEM:		152,96

KUBATURA UŻYTKOWA: 659,93

INŻYNIERIA SANITARNA pracownia projektowo-inwestycyjna		UL. RYNEK 25 84-200 CHELMNO TEL./FAX (0-56) 686-00-55	
		DATA	POCZĄTEK
TEMAT	PROJEKT ROBÓT TERMOMODERNIZACYJNYCH I REMONTOWYCH ISTNIEJĄCEGO KOMPLEXU KINO-TEATRU „RONDO”		
INWESTOR	GMINA MIASTO CHELMNO, UL. DWORCOWA 1, CHELMNO		
RYSUNEK	RZUT PIWNICY - INSTALACJA C.O., GAZ, KOTŁOWNIA - ANEKS		
PROJEKTOWAŁ	mgr inż. Sławomir Motuszek Opiewenił bud. do projektu i bud. i wykon. w całości	DATA	15.03.2017
SPRAWDZIŁ	mgr inż. Piotr Banoch Opiewenił bud. do projektu i bud. i wykon. w całości	DATA	15.03.2017
III.2017R	SKALA 1:75		NR RYS. 1

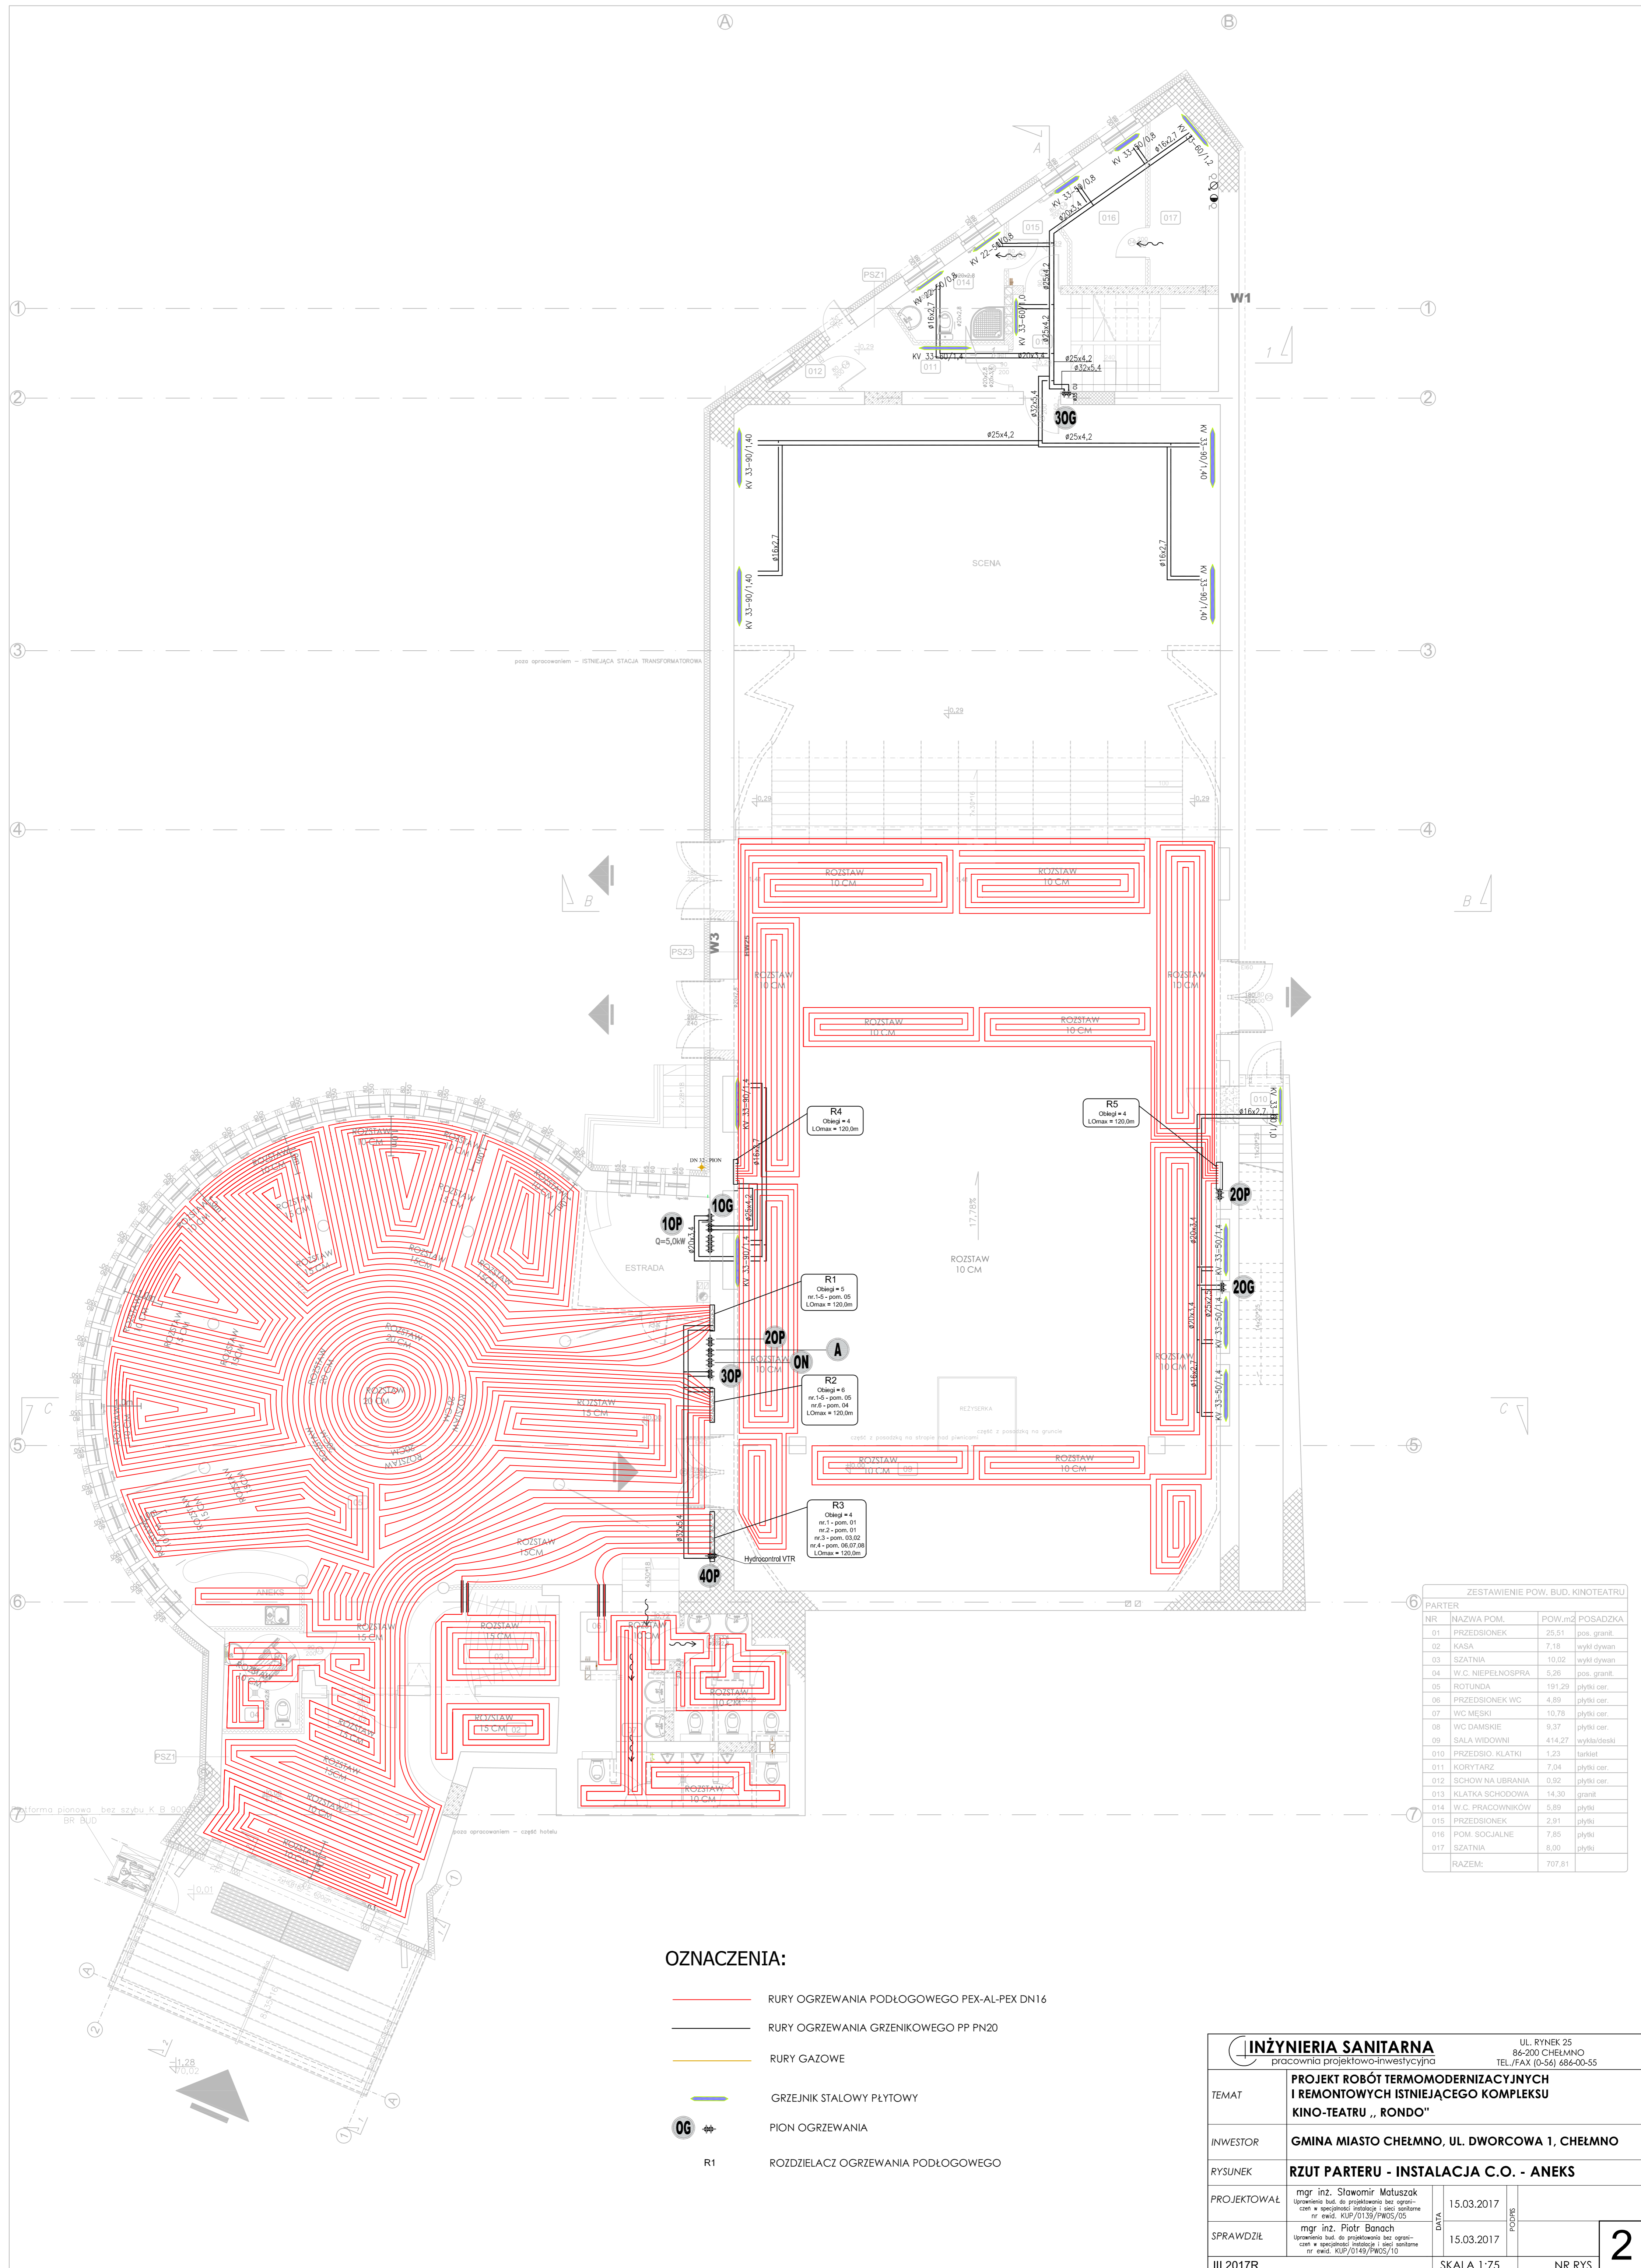


OZNACZENIA:

- RURY OGRZEWANIA PODŁOGOWEGO PEX-AL-PEX DN16
- RURY OGRZEWANIA GRZEJNIKOWEGO PP PN20
- RURY GAZOWE
- ▭ GRZEJNIK STALOWY PŁYTOWY
- OG** ⇄ PION OGRZEWANIA
- R1** ROZDZIELACZ OGRZEWANIA PODŁOGOWEGO

NR	NAZWA POM.	POW.m2	POSADZKA
01	PRZEDSIENIEK	25,51	pos. granit.
02	KASA	7,16	wytkł dywan
03	SZATNIA	10,02	wytkł dywan
04	W.C. NIEPEŁNOSPRA.	5,26	pos. granit.
05	ROTUŃDA	191,29	plytki cer.
06	PRZEDSIENIEK WC	4,89	plytki cer.
07	WC MĘSKI	10,78	plytki cer.
08	WC DAMSKIE	9,37	plytki cer.
09	SALA WIDOWNI	414,27	wytkł/tektura
010	PRZEDSIENIEK KLATKI	1,23	terakot.
011	KORYTARZ	7,04	plytki cer.
012	SCHOW NA LIBRARIĄ	0,92	plytki cer.
013	KLATKA SCHODOWA	14,30	granit.
014	W.C. PRACOWNIKÓW	5,89	plytki
015	PRZEDSIENIEK	2,91	plytki
016	POM. SOCJALNE	7,85	plytki
017	SZATNIA	8,00	plytki
RAZEM:		797,81	


INŻYNIERIA SANITARNĄ pracownia projektowo-inwestycyjna		UL. RYNEK 25 86-200 CHELMNO TEL./FAX (0-56) 686-00-55	
TEMAT	PROJEKT ROBÓT TERMOMODERNIZACYJNYCH I REMONTOWYCH ISTNIEJĄCEGO KOMPLEXU KINO-TEATRU „RONDO”		
INWESTOR	GMINA MIASTO CHELMNO, UL. DWORCOWA 1, CHELMNO		
RYSUJEK	RZUT PARTERU - INSTALACJA C.O. - ANEKS		
PROJEKTOWAŁ	mgr inż. Sławomir Motuszek Uprawnienia bud. do projektowania bez ograniczeń w specjalności instalacji i sieci sanitarnych nr świad. KUP/01350/PMS/055	DATA	15.03.2017
SPRAWDZIŁ	mgr inż. Piotr Banach Uprawnienia bud. do projektowania bez ograniczeń w specjalności instalacji i sieci sanitarnych nr świad. KUP/0149/PMS/10	DATA	15.03.2017
III.2017R	SKALA 1:75	NR RYS.	2

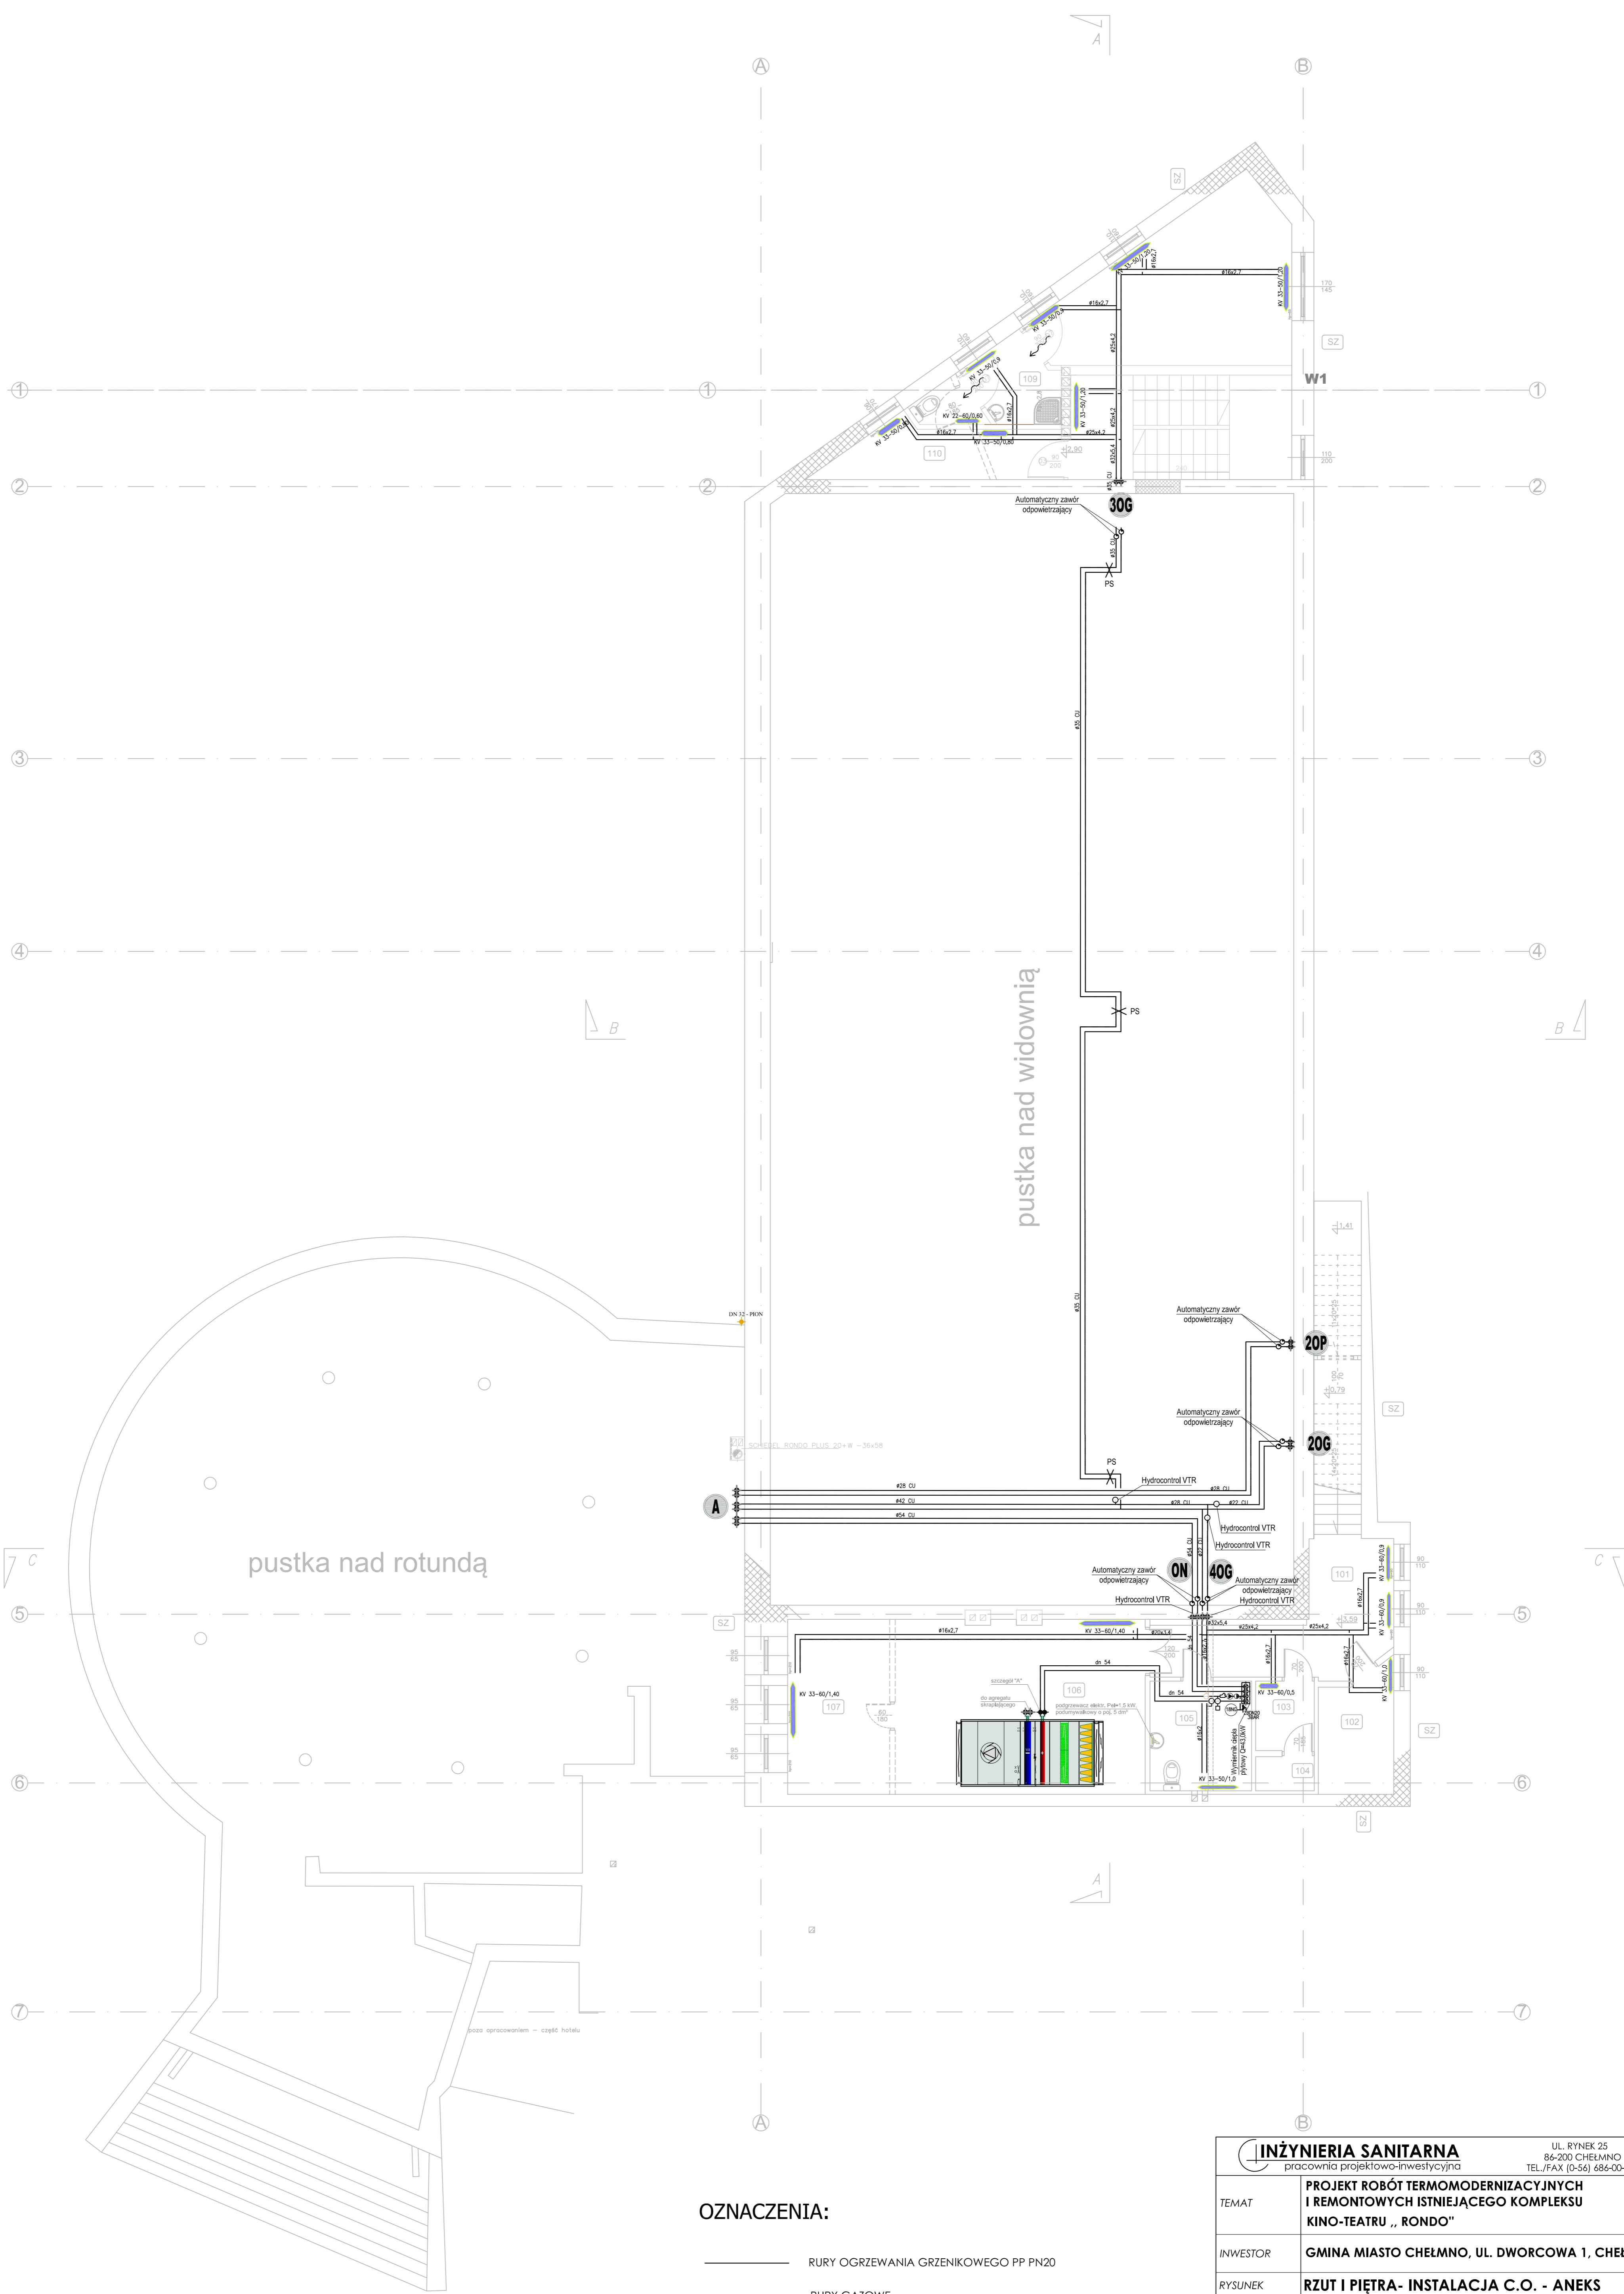

OZNACZENIA:

- RURY OGRZEWANIA GRZENIKOWEGO PP PN20
- RURY GAZOWE
- GRZEJNIK STALOWY PŁYTOWY
- OG PION OGRZEWANIA


INŻYNIERIA SANITARNA pracownia projektowo-inwestycyjna		UL. RYNEK 25 86-200 CHELMNO TEL./FAX (0-56) 686-00-55	
TEMAT	PROJEKT ROBÓT TERMOMODERNIZACYJNYCH I REMONTOWYCH ISTNIĄCEGO KOMPLEKSU KINO-TEATRU „RONDO”		
INWESTOR	GMINA MIASTO CHELMNO, UL. DWORCOWA 1, CHELMNO		
RYSUJEK	RZUT I PIĘTRA- INSTALACJA C.O. - ANEKS		
PROJEKTOWAŁ	mgr inż. Sławomir Motuszek Sprawdził: mgr inż. Piotr Banach	DATA:	15.03.2017
SPRAWDZIŁ	mgr inż. Piotr Banach Sprawdził: mgr inż. Sławomir Motuszek	DATA:	15.03.2017
III.2017R	SKALA 1:75	NR RYS.	3

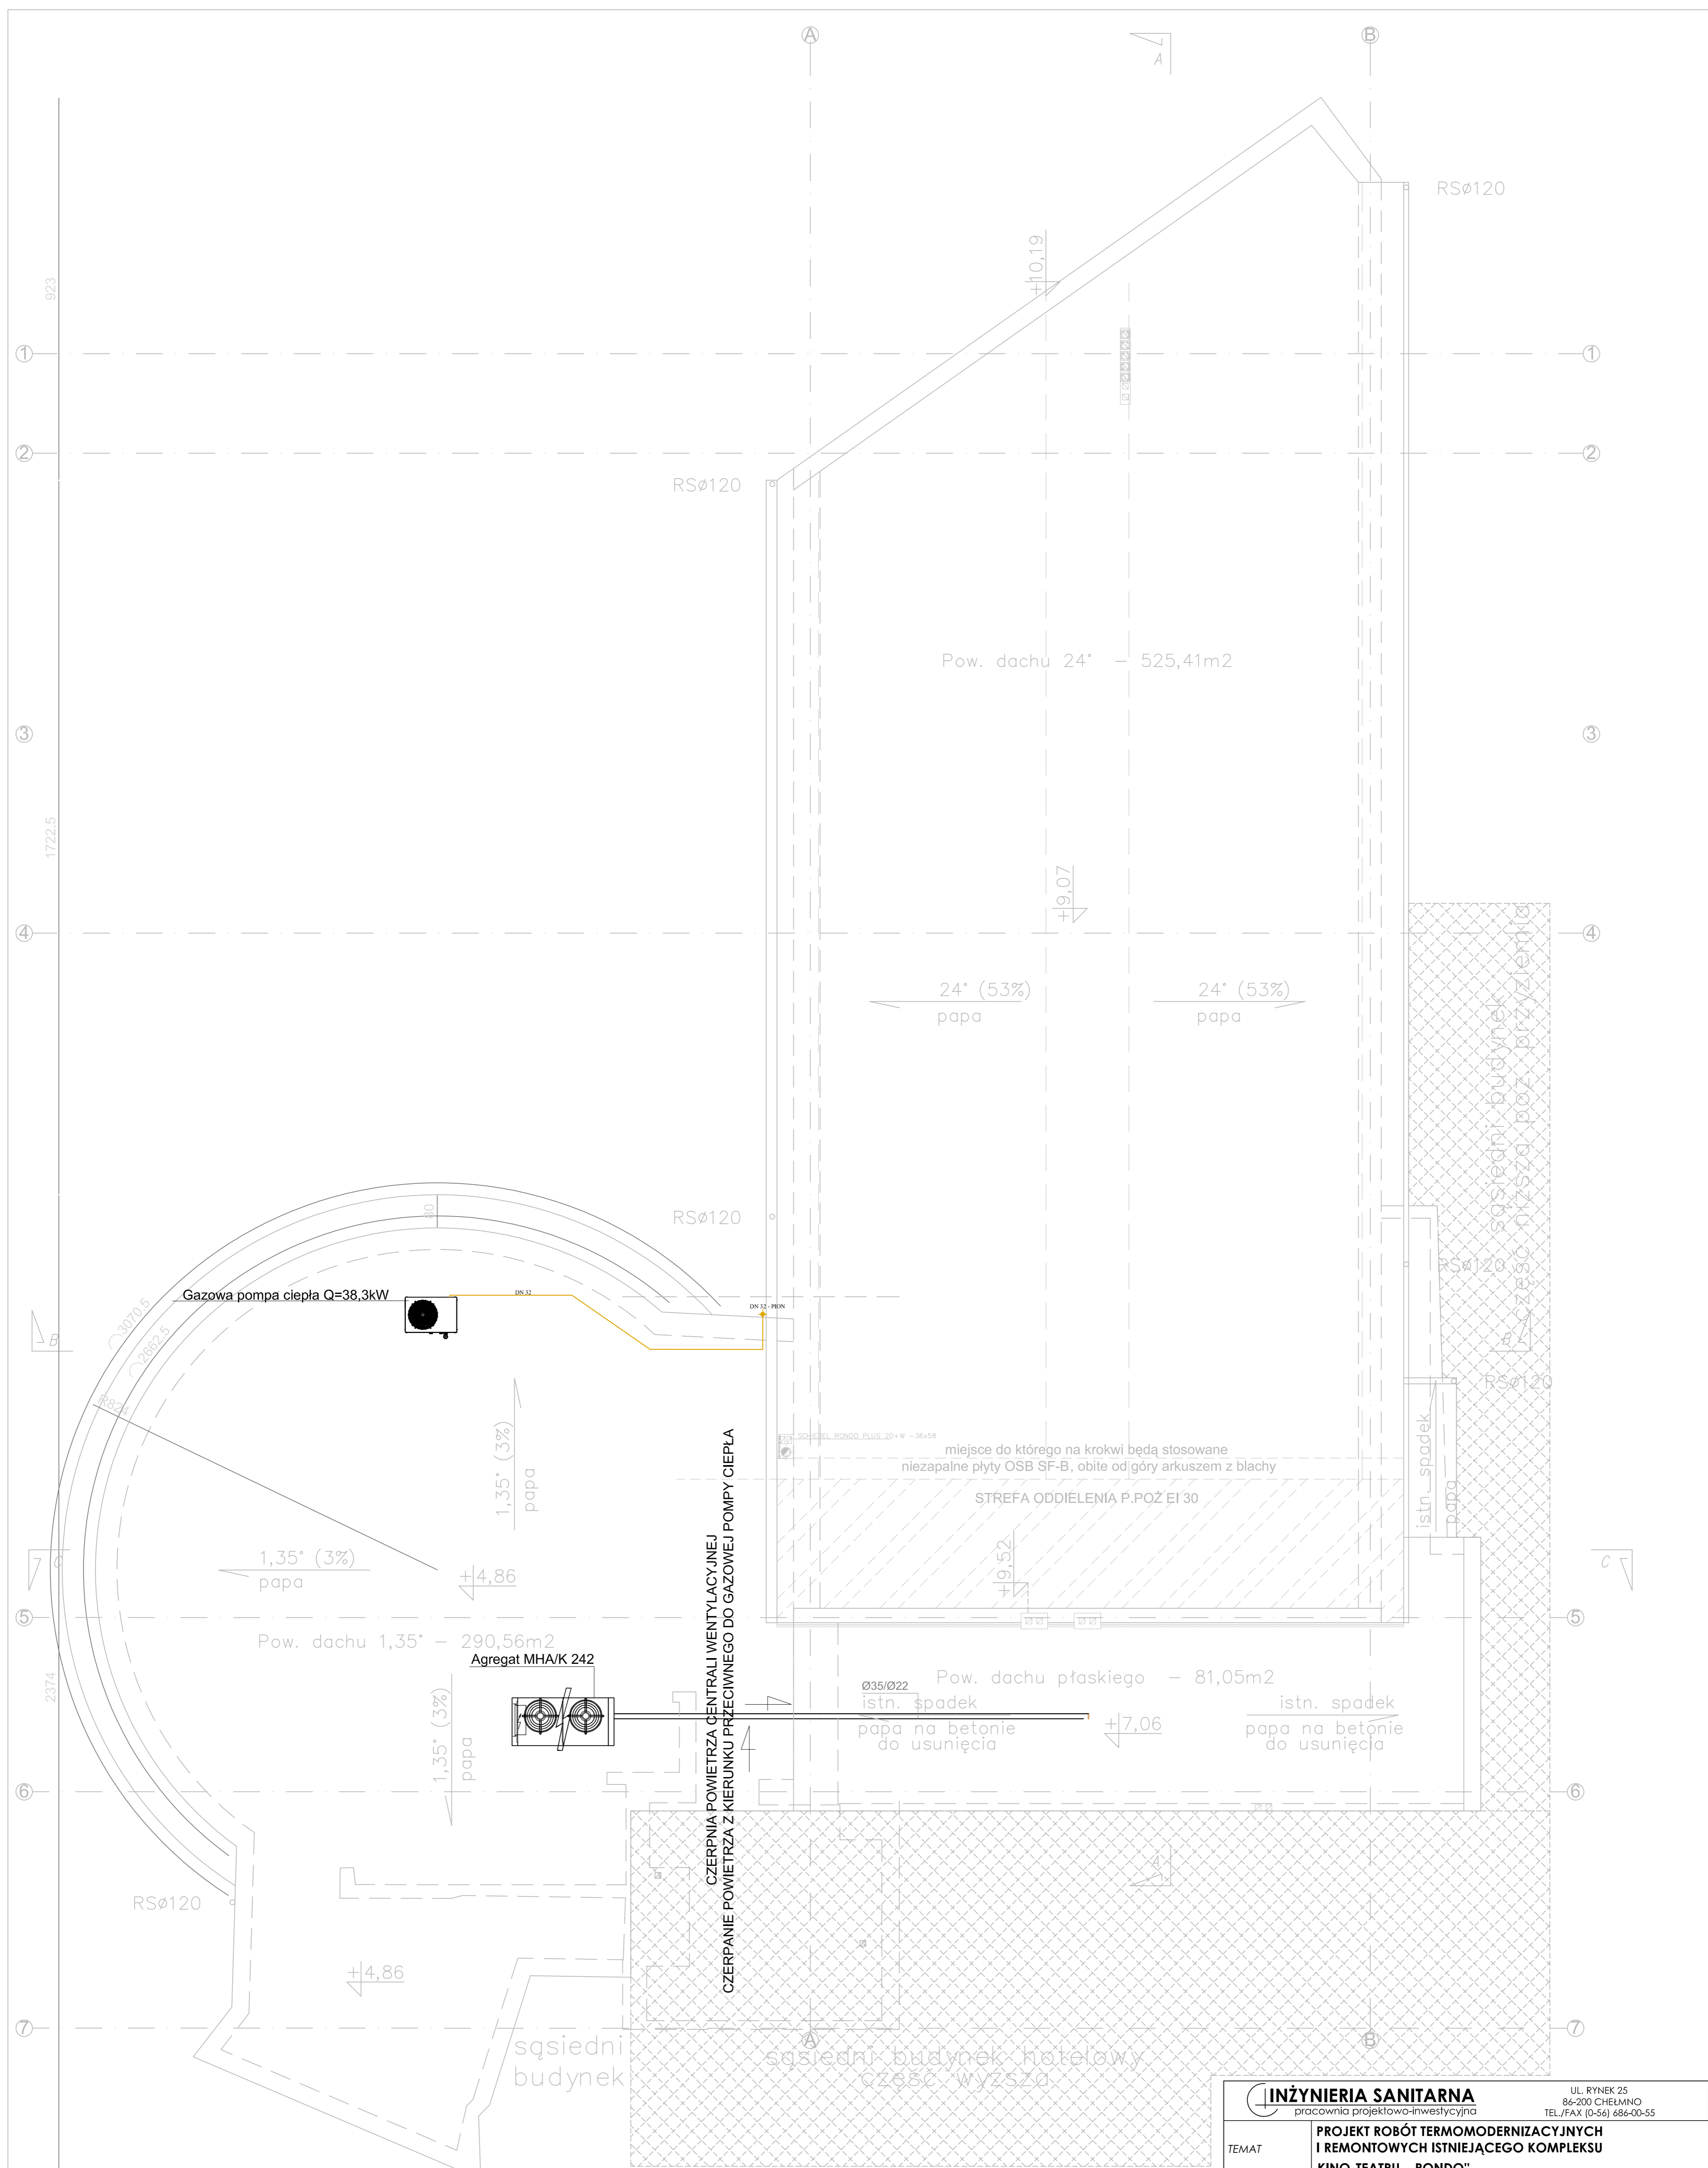

OZNACZENIA:

— RURY GAZOWE

LINZYNERIA SANITARNA pracownia projektowo-inwestycyjna		UL. RYNEK 25 85-200 CHELMNO TEL./FAX (0-56) 686-00-55	
TEMAT	PROJEKT ROBÓT TERMOMODERNIZACYJNYCH I REMONTOWYCH ISTNIEJĄCEGO KOMPLEKSU KINO-TEATRU „RONDO”		
INWESTOR	GMINA MIASTO CHELMNO, UL. DWORCOWA 1, CHELMNO		
RYSUNEK	RZUT DACHU - INSTALACJA GAZOWA I POMPA CIEPŁA - ANEKS		
PROJEKTOWAŁ	mgr inż. Sławomir Maluszak <small>Uprawnienie bud. do projektowania bud. ogóln. i specjalist. obiektów i rob. wykonaw. nr ewid. KUP/0139/PW05/05</small>	DATA	15.03.2017
SPRAWDZIŁ	mgr inż. Piotr Banach <small>Uprawnienie bud. do projektowania bud. ogóln. i specjalist. obiektów i rob. wykonaw. nr ewid. KUP/0140/PW02/10</small>	DATA	15.03.2017
III.2017R	SKALA 1:75	NR RYS.	4

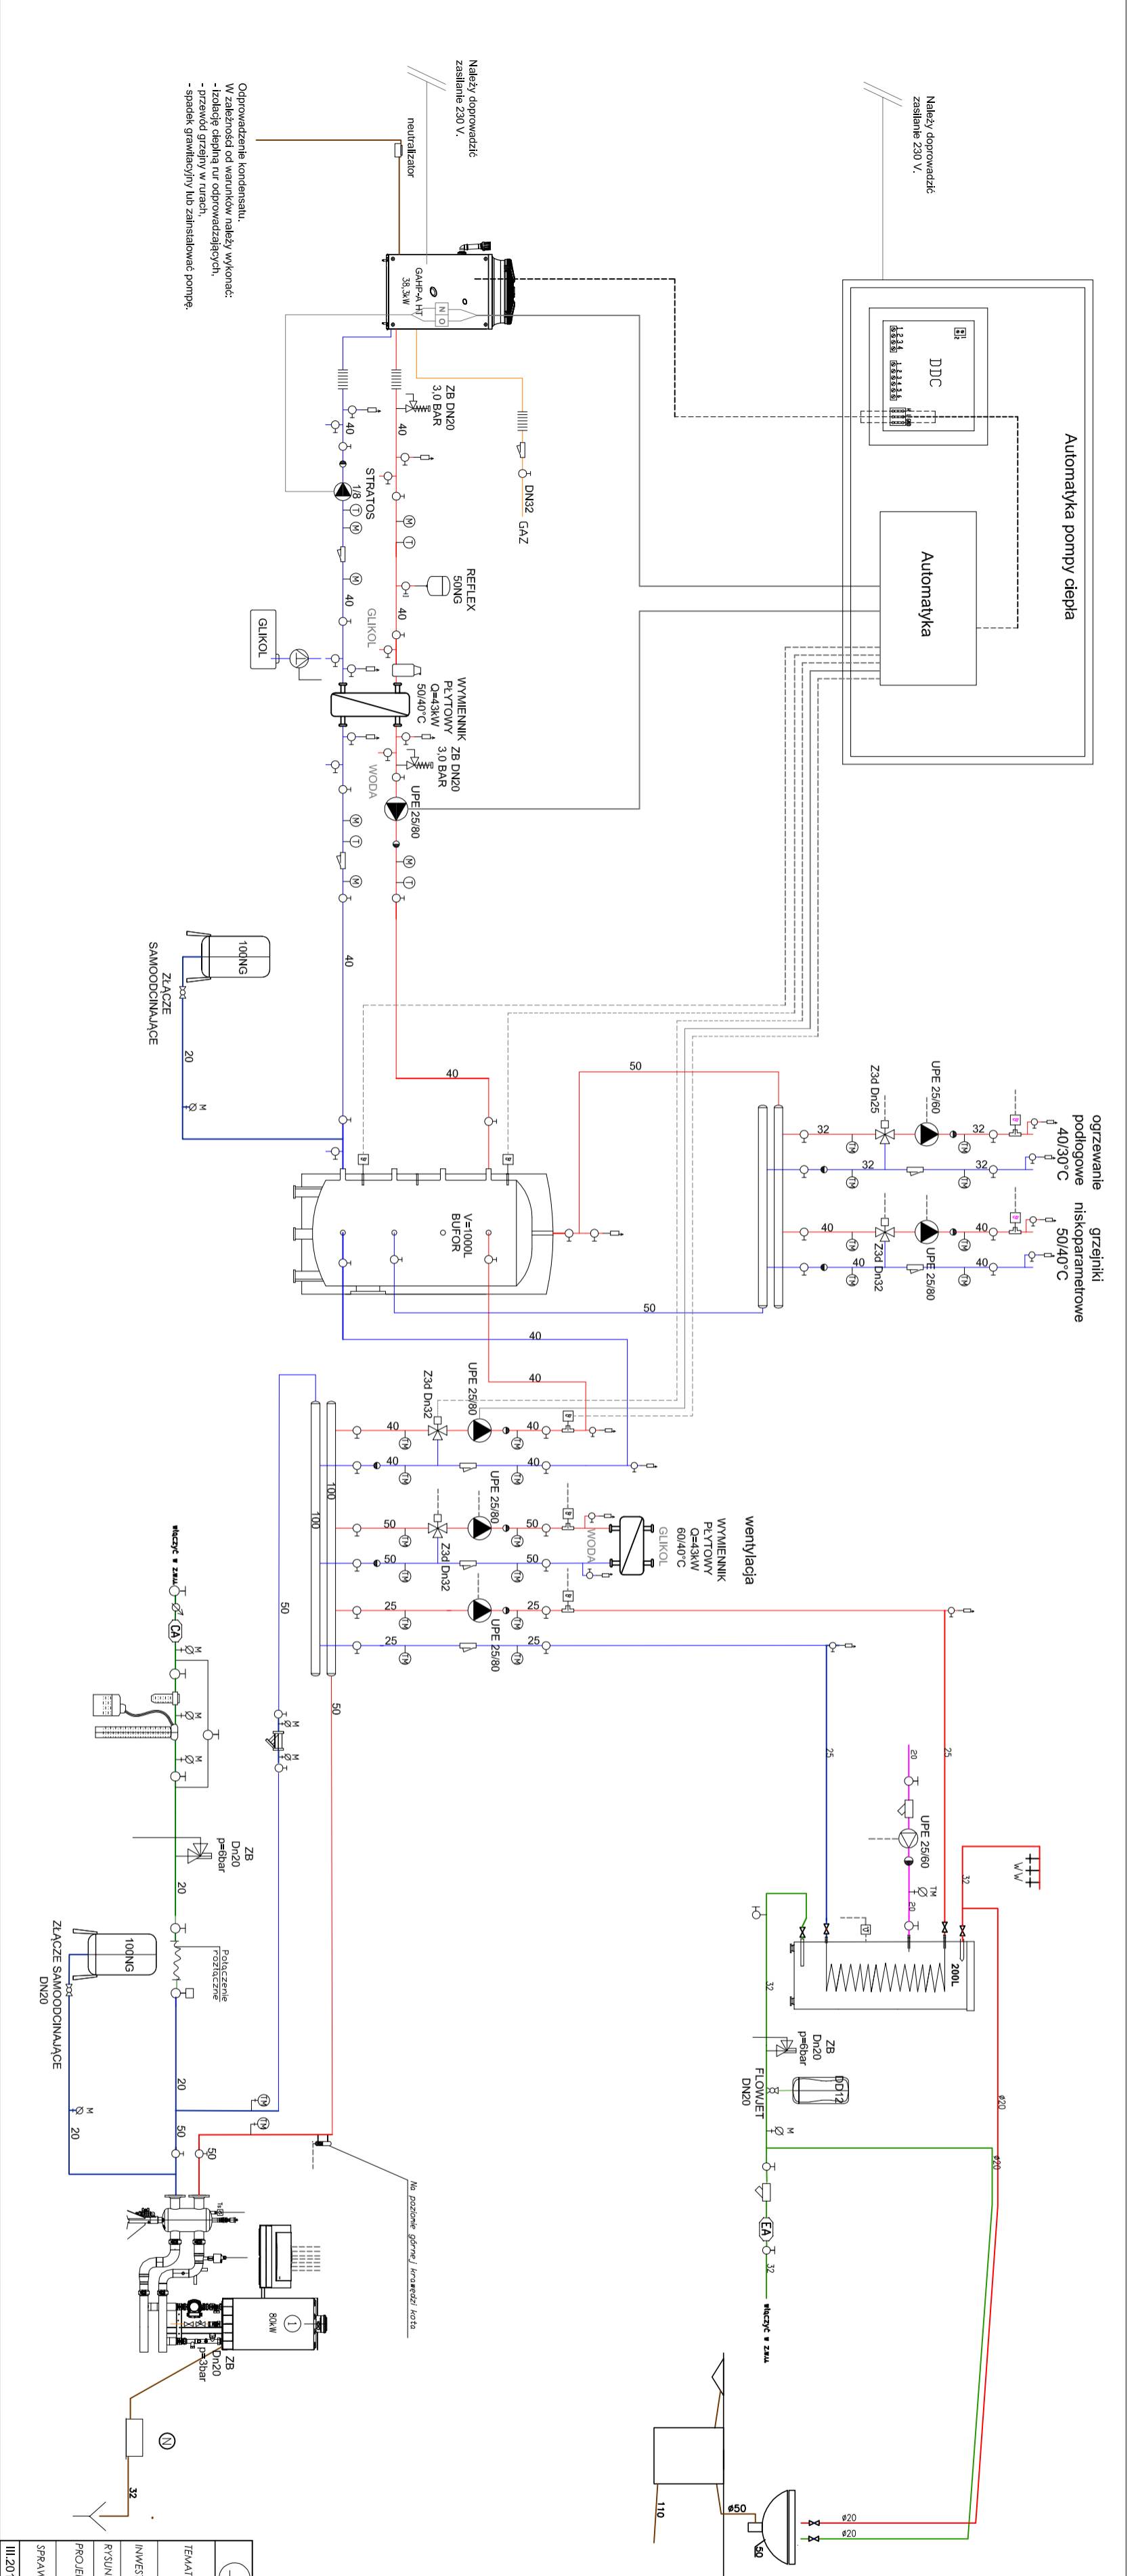



OZNACZENIA:

- WODA GREWCZA ZASILAJĄCA
- WODA GREWCZA POWROTNĄ
- CIERNA WODA UŻYTKOWA
- CYRKULACJA CIEPŁEJ WODY UŻYTKOWEJ
- ZIMNA WODA UŻYTKOWA
- KANALIZACJA SANITARNA
- GAZ


INŻYNIERIA SANITARNA PROJEKT TECHNICZNY PROJEKT ROBÓT REMONTOWYCH I REMONTOWYCH ISTRZĄCZOSÓW KINO-TEATRULI „KONDO”		UL. ŚWIEŻY 25 84-200 CHERMANO TEL. 71 721 23 81 86 20 55
INWESTOR	GMINA MIASTO CHERMANO, UL. DWORCOWA 1, CHERMANO	
PROJEKTOWAŁ	mgr inż. Sławomir Matuszak	DATA
SPRAWDZIŁ	mgr inż. Piotr Szański	DATA
III.2017R	15.03.2017	SKALA
		NR RYS.

PUNKT REDUKCYJNO-POMIAROWY

Przepustowość $Q = 16 \text{ m}^3/\text{h}$

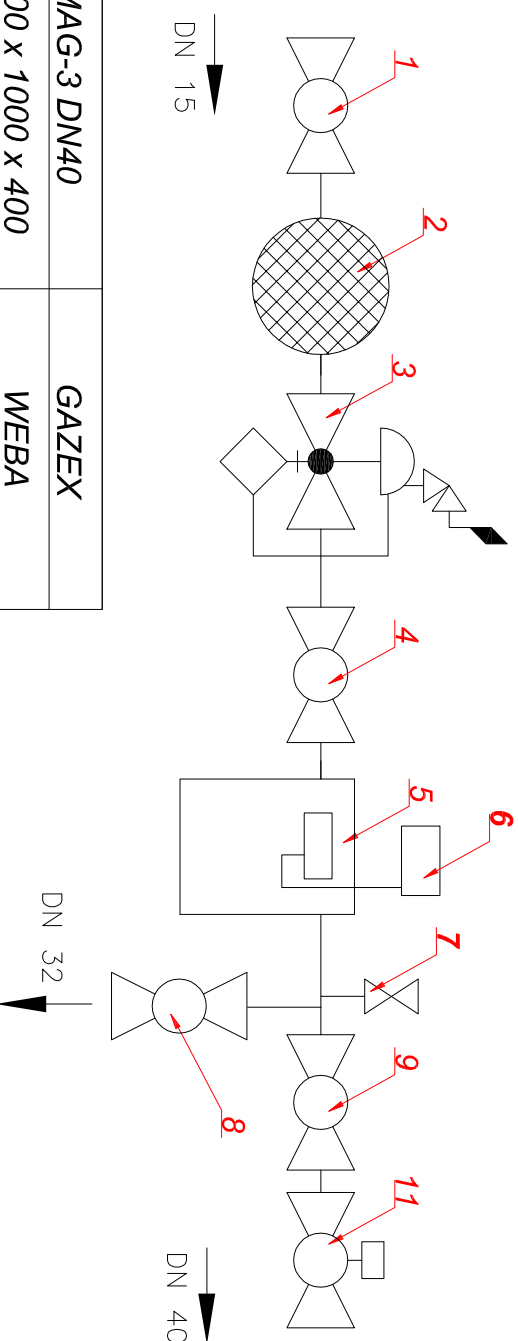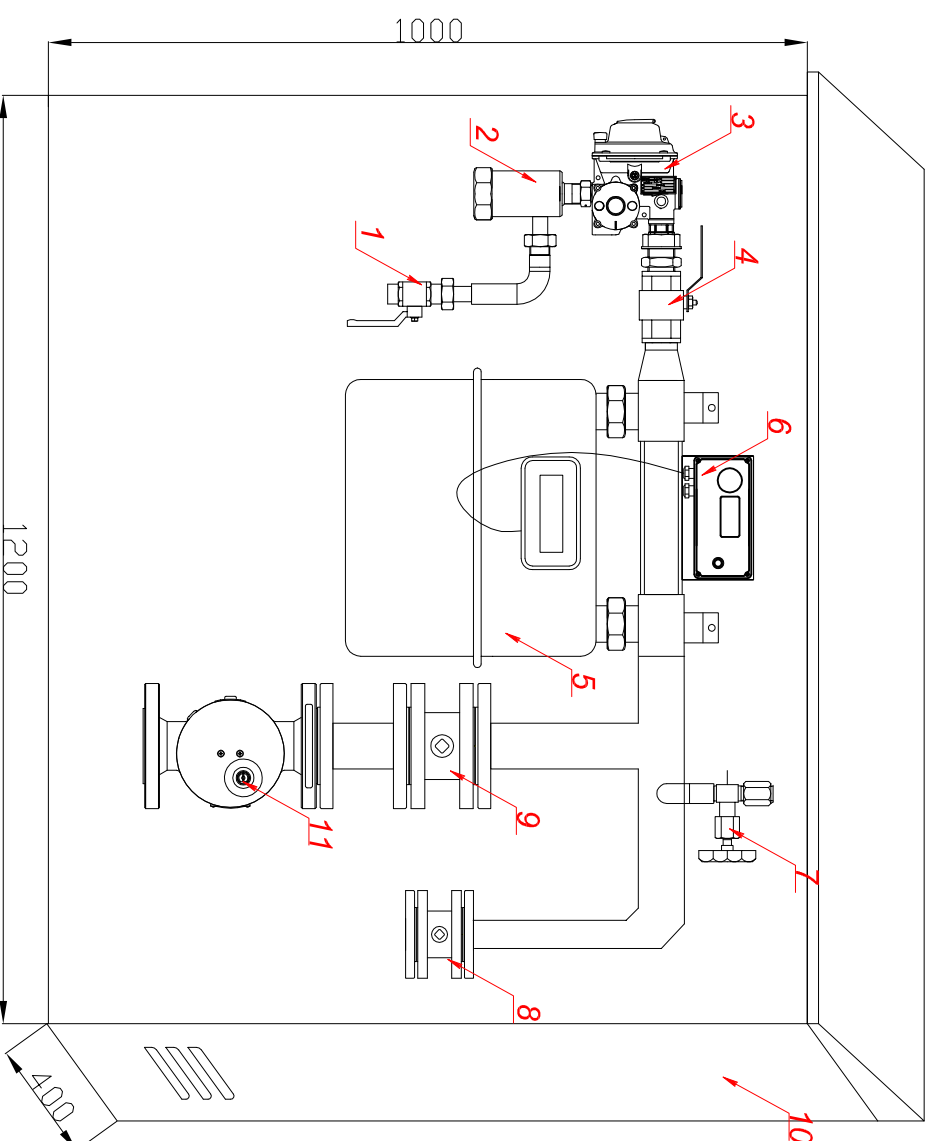

11	Zawór elektromagnetyczny	1	MAG-3 DN40	GAZEX
10	Szafka gazowa	1	1000 x 1000 x 400	WEBA
9	Zawór kohnierzowy	1	WK2a DN40	EFAR
8	Zawór kohnierzowy	1	WK2a DN32	EFAR
7	Kurek manom. z zaślepką	1	PG MS-1	WIKI
6	Rejestrator impulsów	1	Mac R4/CRS-03	PLUM/COMMON
5	Gazomierz miechowy	1	G10(L=280)	METRIX
4	Zawór kulowy	1	JS588 5 / 4" w-w	EFAR
3	Reduktor gazowy	1	FM25	FIORENTINI
2	Filtr gazowy	1	WE 15/k	WEBA
1	Kurek sferyczny	1	3/4" z-z DN15	RESPOL
Numer	Nazwa	Ilość	Opis	Producent lub równoważne

 INŻYNIERIA SANITARNA pracownia projektowo-inwestycyjna		UL. RYNEK 25 86-200 CHEŁMNO TEL./FAX (0-56) 686-00-55	
TEMAT	PROJEKT ROBÓT TERMOMODERNIZACYJNYCH I REMONTOWYCH ISTNIEJĄCEGO KOMPLEKSU KINO-TEATRU „RONDO”		
INWESTOR	GMINA MIASTO CHEŁMNO, UL. DWORCOWA 1, CHEŁMNO		
RYSUNEK	SCHEMAT SZAFKI GAZOWEJ - ANEKS		
PROJEKTOWAŁ	mgr inż. Sławomir Matuszak	DATA	15.03.2017
SPRAWDZIŁ	mgr inż. Piotr Bonach	DATA	15.03.2017
III.2017R	SKALA ---		NR RYS. 6