

MAPA DO CELÓW PROJEKTOWYCH

SKALA 1:500

Układ wsp. płaskich: 2000 strefa 6 (18'), układ odn.: Kronsztadt B

obr. 6, dz. 51/7, 48, 58, 110, 28, 23, 26/6, 32; obr. 3, dz. 301, 413, 414
KERG 6640.497.2016
KW nie badano
ark. 1/5


Poważę się, że niniejszy dokument został opracowany w wyniku prac geodezyjnych i kartograficznych, których rezultaty zawiera operat techniczny wpisany do ewidencji materiałów państwowego zasobu geodezyjnego i kartograficznego	
Organ prowadzący państwowy zasób geodezyjny i kartograficzny	STAROSTA CHEŁMIŃSKI Powiatowy Ośrodek Dokumentacji Geodezyjnej i Kartograficznej 86-200 Chełmno, ul. Dworcowa 1
Identyfikator ewidencyjny materiału zasobu: - operat techniczny	P.0404.2016.647
Data wpisania operat techniczny do ewidencji materiałów zasobu	- 1 SIE. 2016
Imię, nazwisko i podpis osoby odpowiedzialnej za organ	KIEROWNIK Powiatowego Ośrodka Dokumentacji Geodezyjnej i Kartograficznej mgr inż. Małgorzata Jankowska Upr. Nr 17537

Data opracowania: 01.08.2016r

Usługi Geodezyjno-Kartograficzne
Mieczysław Macierzyński
ul. Gazowa 13, 87-100 Toruń
tel. 086 623 63 42, 602 291 054
NIP 066.131.46-07 REGON 871639869

GEODETA UPRAWNIONY
Mieczysław Macierzyński
Upr. M.G.P.B. Nr 15558

Nie wyklucza się istnienia w terenie urządzeń podziemnych ułożonych a nie zgłoszonych do inwentaryzacji.

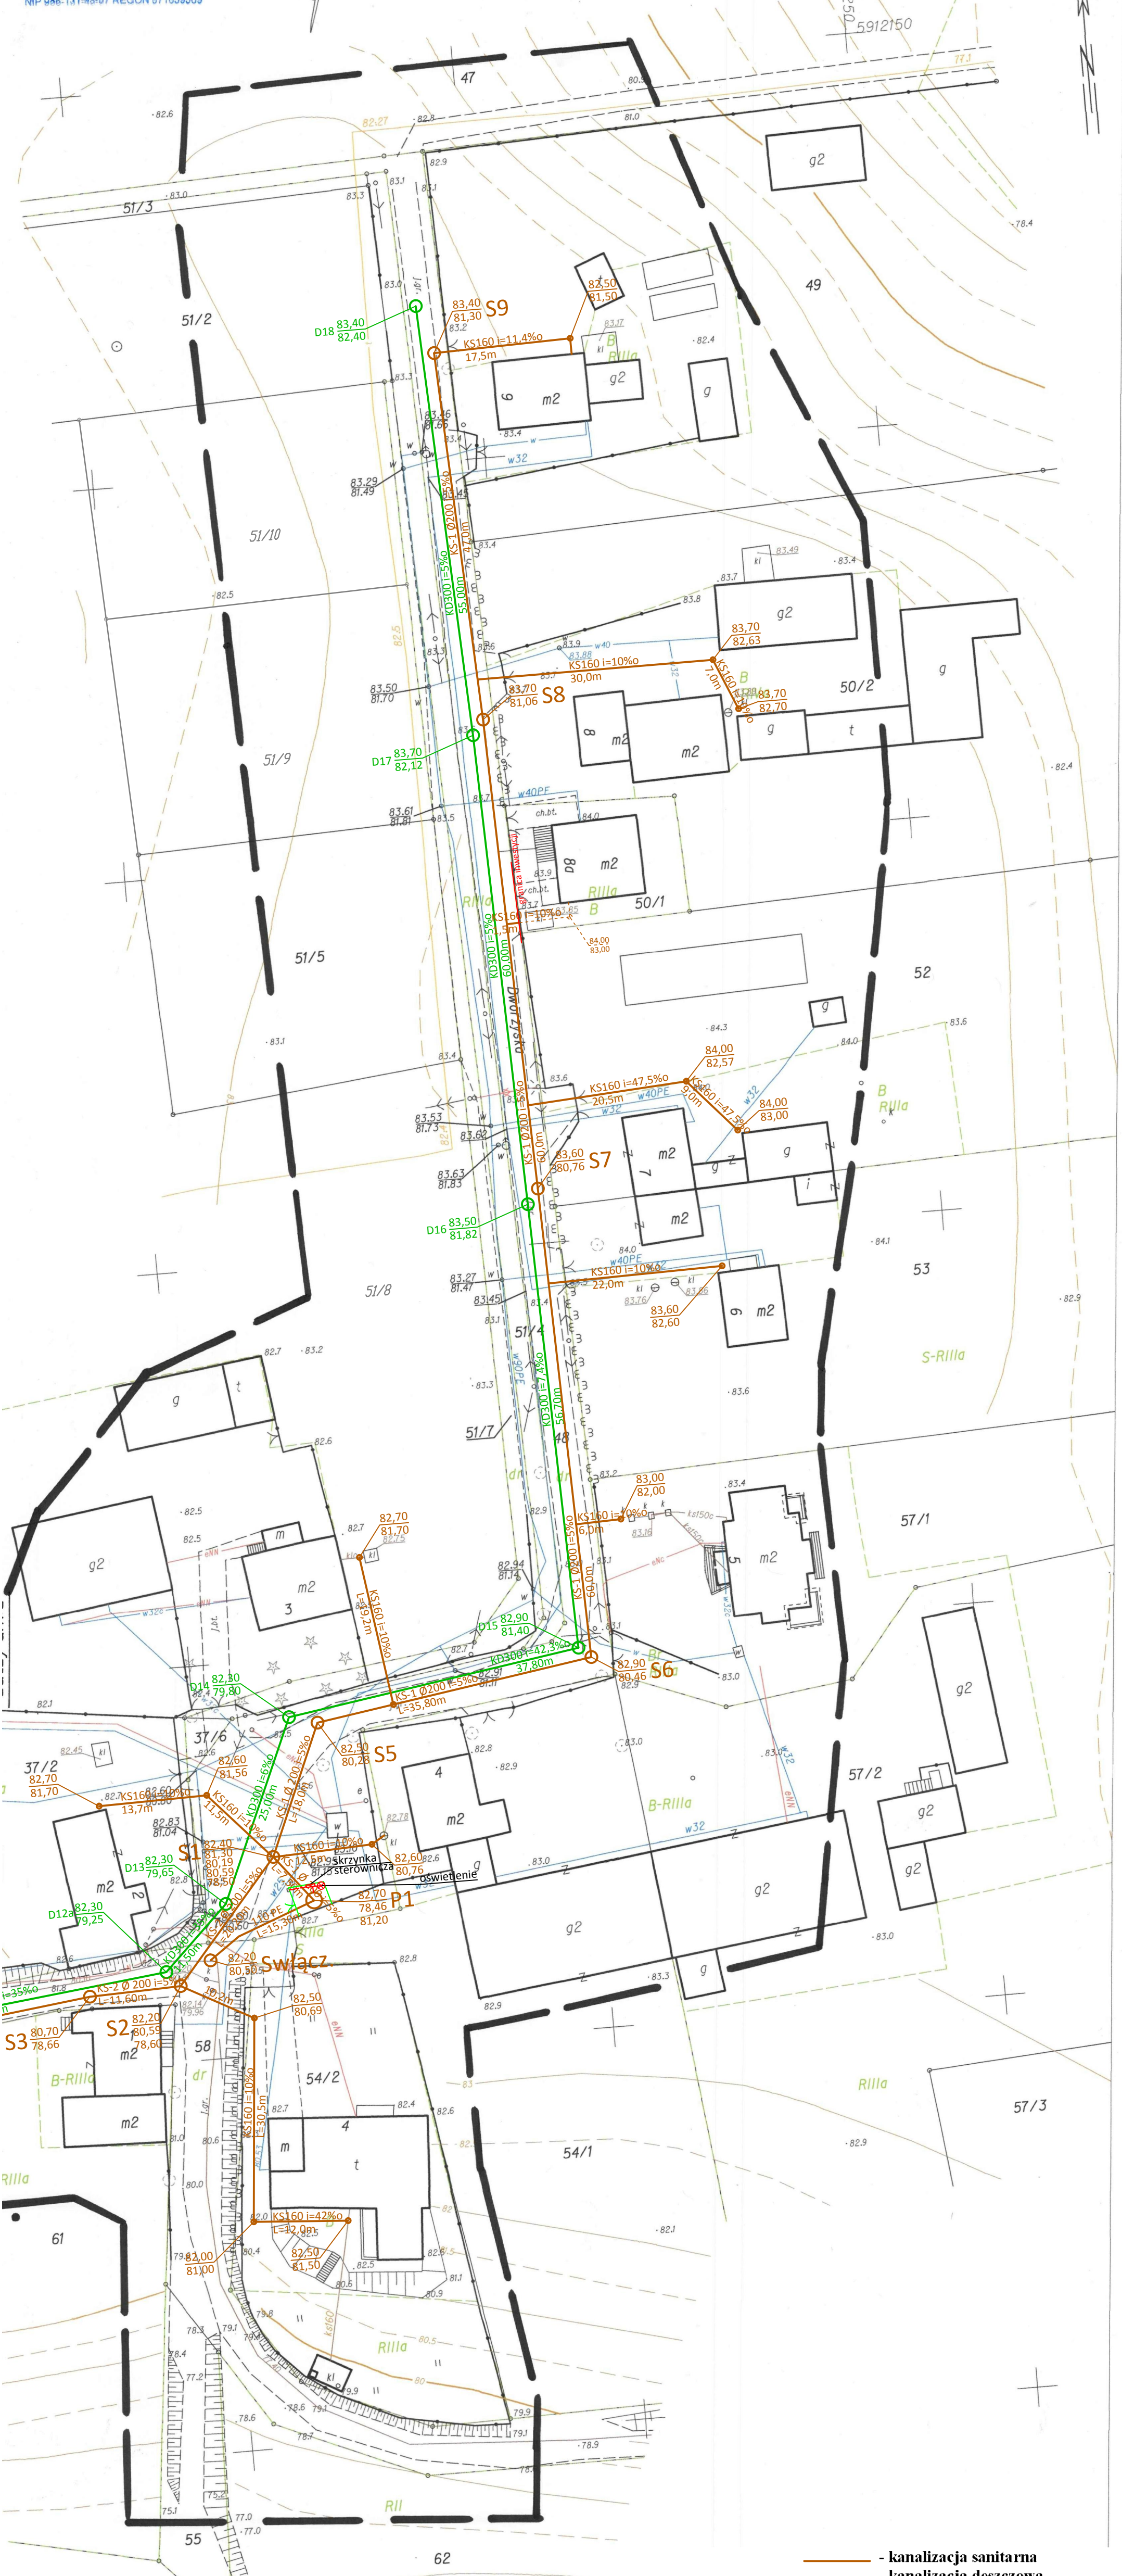

— - kanalizacja sanitarna
— - kanalizacja deszczowa

Ark. 1

WIELOBRANŻOWE PRZEDSIĘBIORSTWO USŁUGOWO-PRODUKCYJNE „MELBUD” s.c. 87-100 Toruń ul. Tramwajowa 12		
Inwestor: Gmina Miasta Chełmna ul. Dworcowa 1 86-200 Chełmno		
Obiekt: Kanalizacja sanitarna i deszczowa na terenie osiedla Dworzyska		
Treść rysunku: Projekt zagospodarowania terenu		
Projektant:	mgr inż. Agnieszka Bajeroswska	Specjalność instalacyjna KUP/0145/POOS/08
Sprawdzający:	mgr inż. Marcin Grzelezyk	Specjalność instalacyjna KUP/0047/POOS/05
Data:	10.2017 r	nr rysunku 2
	skala: 1:500	