

Data opracowania: 01.08.2016r

Usługi Geodezyjno-Kartograficzne
Mieczysław Macierzyński
ul. Gazowa 13, 87-100 Toruń
tel. 056 623 63 42, 602 291 054
NIP 956-131-45-97 REGON 871659569

GEODETA UPRAWNIONY
Mieczysław Macierzyński
Upr. M.C.P.B. Nr 15558


Nie wyklucza się istnienia w terenie urządzeń podziemnych ułożonych a nie zgłoszonych do inwentaryzacji.

Ark.2 (5)

MAPA DO CELÓW PROJEKTOWYCH

SKALA 1:500


Układ wsp. płaskich: 2000 strefa 6 (18°), układ odn.: Kronsztadt 86

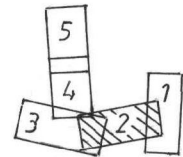

Poświadczam, że niniejszy dokument został opracowany w wyniku prac geodezyjnych i kartograficznych, których rezultaty zawierają dane wpisane do ewidencji materiałów państwowego zasobu geodezyjnego i kartograficznego.	
Organ prowadzący państwowy zasób geodezyjny i kartograficzny	STAROSTA CHELMIŃSKI Powiatowy Ośrodek Dokumentacji Geodezyjnej i Kartograficznej 56-200 Chełmno, ul. Dworcowa 1
Identyfikator ewidencji materiału zasobu - aparatu technicznego	P.0404.2016.647
Data wpisania operacji technicznej do ewidencji materiałów zasobu	- 1 SIE. 2016
Imię, nazwisko i podpis osoby reprezentującej organ	KIEROWNIK Powiatowego Ośrodka Dokumentacji Geodezyjnej i Kartograficznej mgr inż. Małgorzata Jabłońska Upr. nr 17537

Województwo: kujawsko-pomorskie
Powiat: chełmiński
Jednostka ewidencyjna: 040401.1, Chełmno
Obręb: 0006, 6

obr. 6, dz. 51/7, 48, 58, 110, 28, 23, 26/6, 32; obr. 3, dz. 301, 413, 414
KERG 6640.497.2016
KW nie badano
ark. 2/5

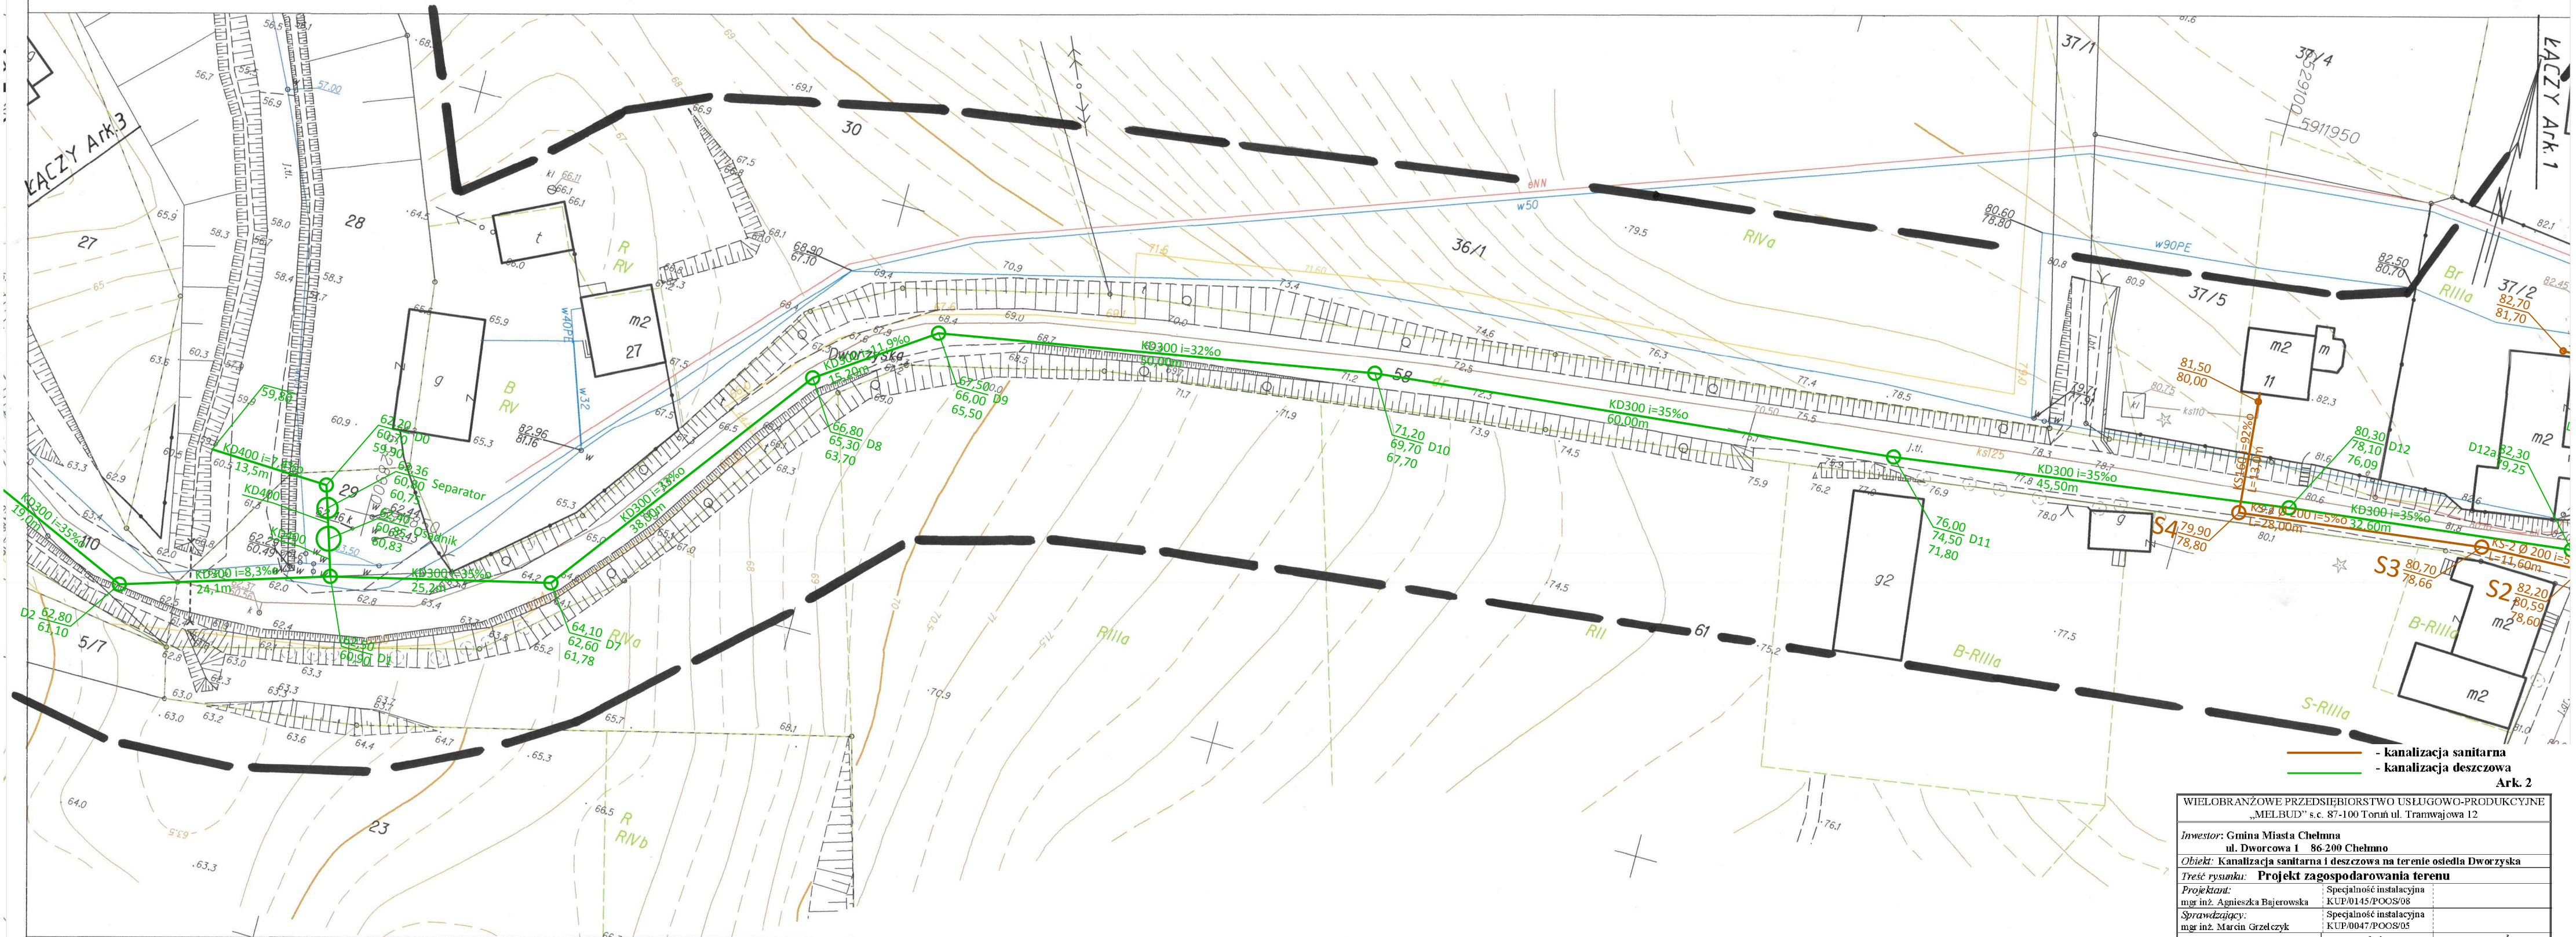

Ark. 2

WIELOBRANŻOWE PRZEDSIĘBIORSTWO USŁUGOWO-PRODUKCYJNE „MELBUD” s.c. 87-100 Toruń ul. Tramwajowa 12		
Inwestor: Gmina Miasta Chełmna ul. Dworcowa 1 86-200 Chełmno		
Objekt: Kanalizacja sanitarna i deszczowa na terenie osiedla Dworzyska		
Tytuł rysunku: Projekt zagospodarowania terenu		
Projektant: mgr inż. Agnieszka Bajcrowska	Specjalność instalacyjna KUP/0145/POOS/08	
Sprawdzający: mgr inż. Marcin Grzelczyk	Specjalność instalacyjna KUP/0047/POOS/05	
Data: 10.2017 r	Skala: 1:500	nr rysunku 2