


Nie wyklucza się istnienia w terenie urządzeń podziemnych ułożonych a nie zgłoszonych do inwentaryzacji.

Ark. 3 (5)
MAPA DO CELÓW PROJEKTOWYCH
SKALA 1:500

Układ wsp. płaskich: 2000 strefa 6 (18'), układ odn.: Kronsztadt 86

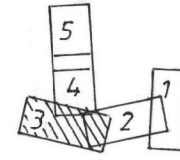

Powiadomisz się, że niniejszy dokument został opracowany w wyniku prac geodezyjnych i kartograficznych, których rezultaty zawiera operat techniczny wpisany do ewidencji materiałów państwowego zasobu geodezyjnego i kartograficznego.

Organ prowadzący ewidencję zasobu geodezyjnego i kartograficznego: STAROSTA CHELMIŃSKI
Powiatowy Ośrodek Dokumentacji Geodezyjnej i Kartograficznej
65-200 Chełmno, ul. Czerwona 1


P.04.04.2016.047

- 1 SIE. 2016

KIEROWNIK
Powiatowego Ośrodka Dokumentacji Geodezyjnej i Kartograficznej
mgr inż. Małgorzata Jabłońska
Upr. n. 17537

Województwo: kujawsko-pomorskie
Powiat: chełmiński
Jednostka ewidencyjna: 040401_1, Chełmno
Obręb: 0006, 6

obr. 6, dz. 51/7, 48, 58, 110, 28, 23, 26/6, 32; obr. 3, dz. 301, 413, 414
KERG 6640.497.2016
KW nie badano
ark. 3/5

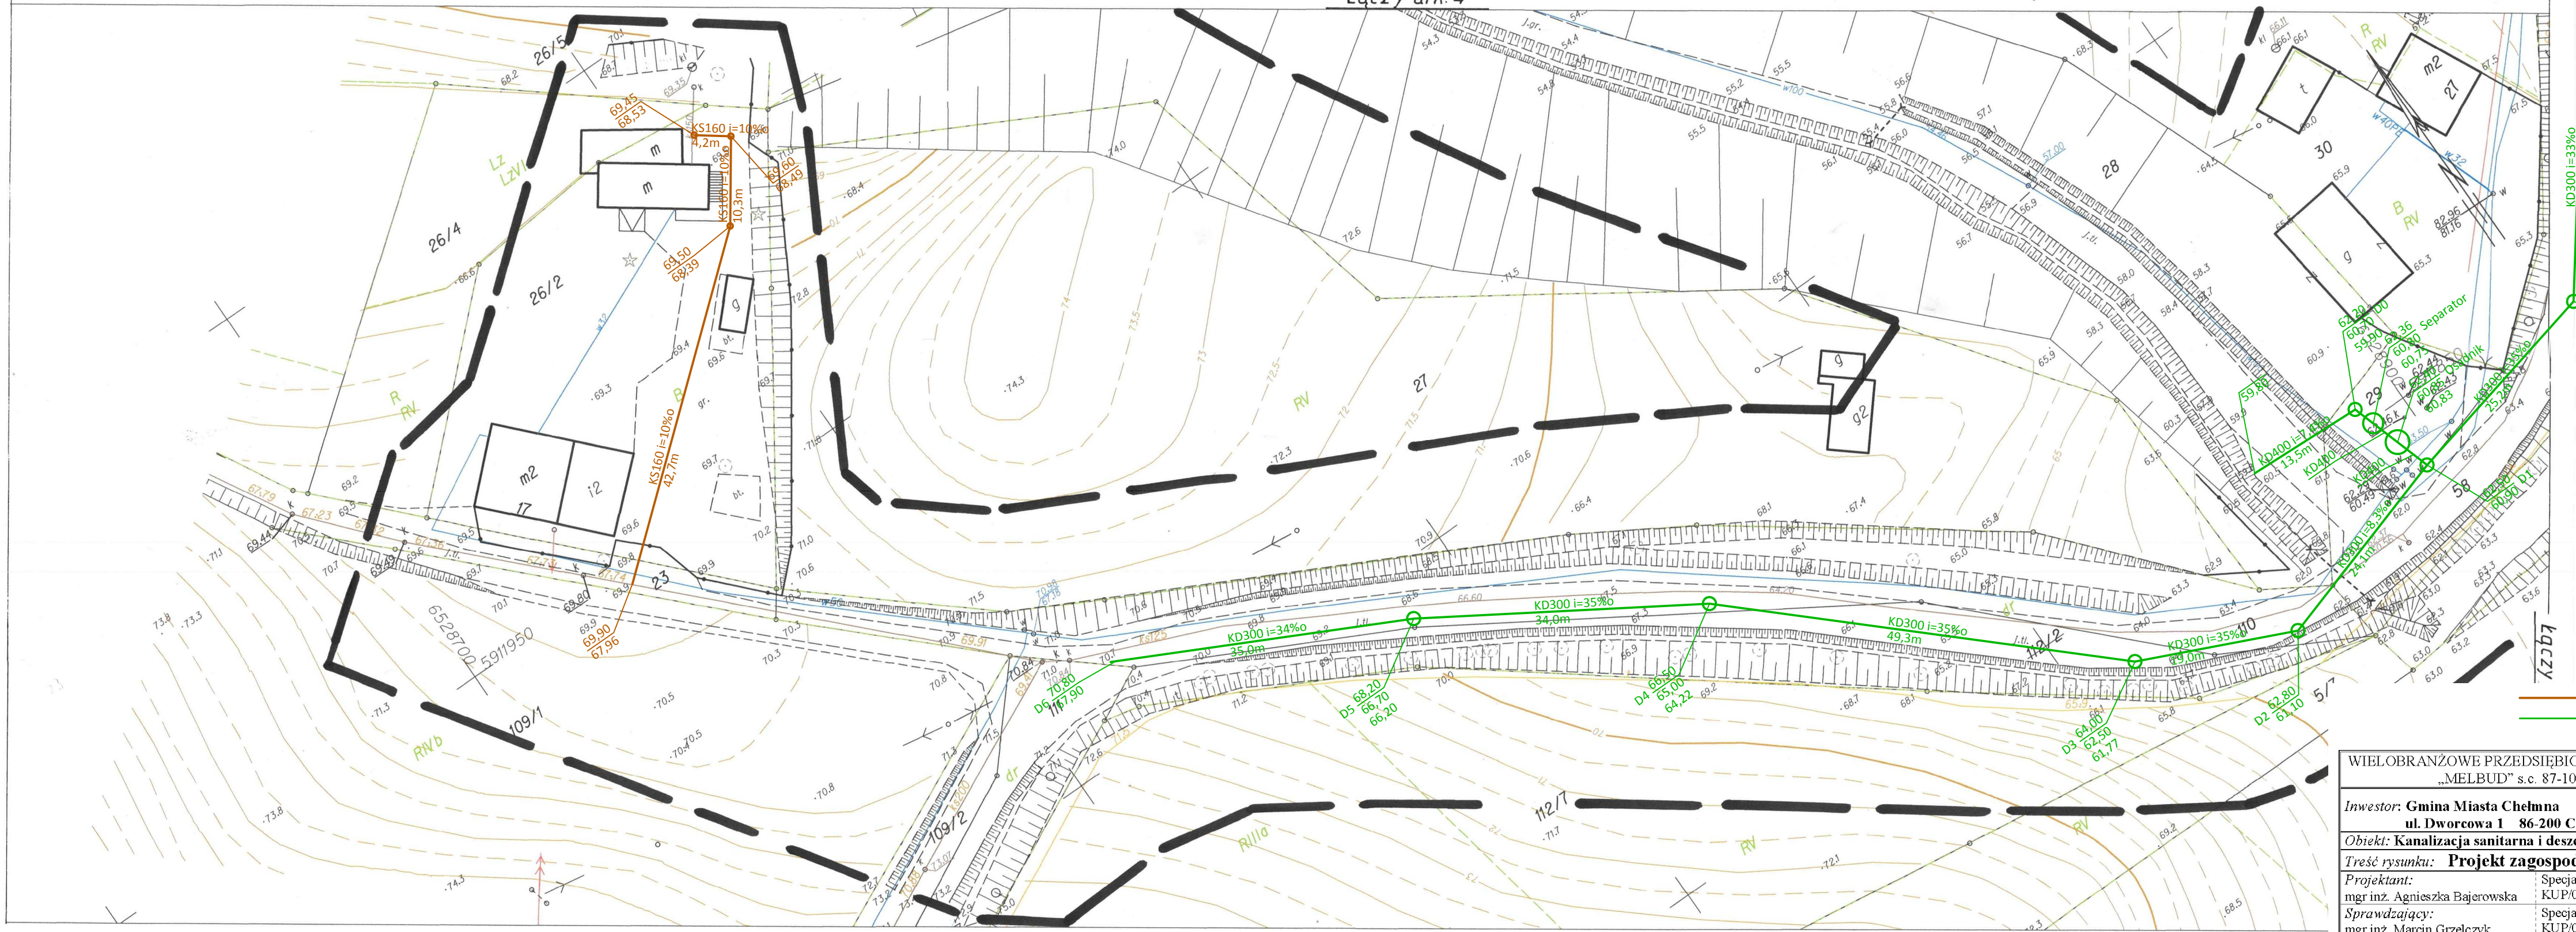

— kanalizacja sanitarna
— kanalizacja deszczowa
Ark. 3

| | | |
|--|--|------------------------|
| WIELOBRANŻOWE PRZEDSIĘBIORSTWO USŁUGOWO-PRODUKCYJNE „MELBUD” s.c. 87-100 Toruń ul. Tramwajowa 12 | | |
| Inwestor: Gmina Miasta Chełmna ul. Dworcowa 1 86-200 Chełmno | | |
| Obiekt: Kanalizacja sanitarna i deszczowa na terenie osiedla Dworzyska | | |
| Treść rysunku: Projekt zagospodarowania terenu | | |
| Projektant: mgr inż. Agnieszka Bajerowska | Specjalność instalacyjna KUP/0145/POOS/08 | |
| Sprawdzający: mgr inż. Marcin Grzelezyk | Specjalność instalacyjna KUP/0047/POOS/05 | |
| Data: 10.2017 r | skala: 1:500 | nr rysunku 2 |