


Wylewany po posadowieniu

Korek betonowy

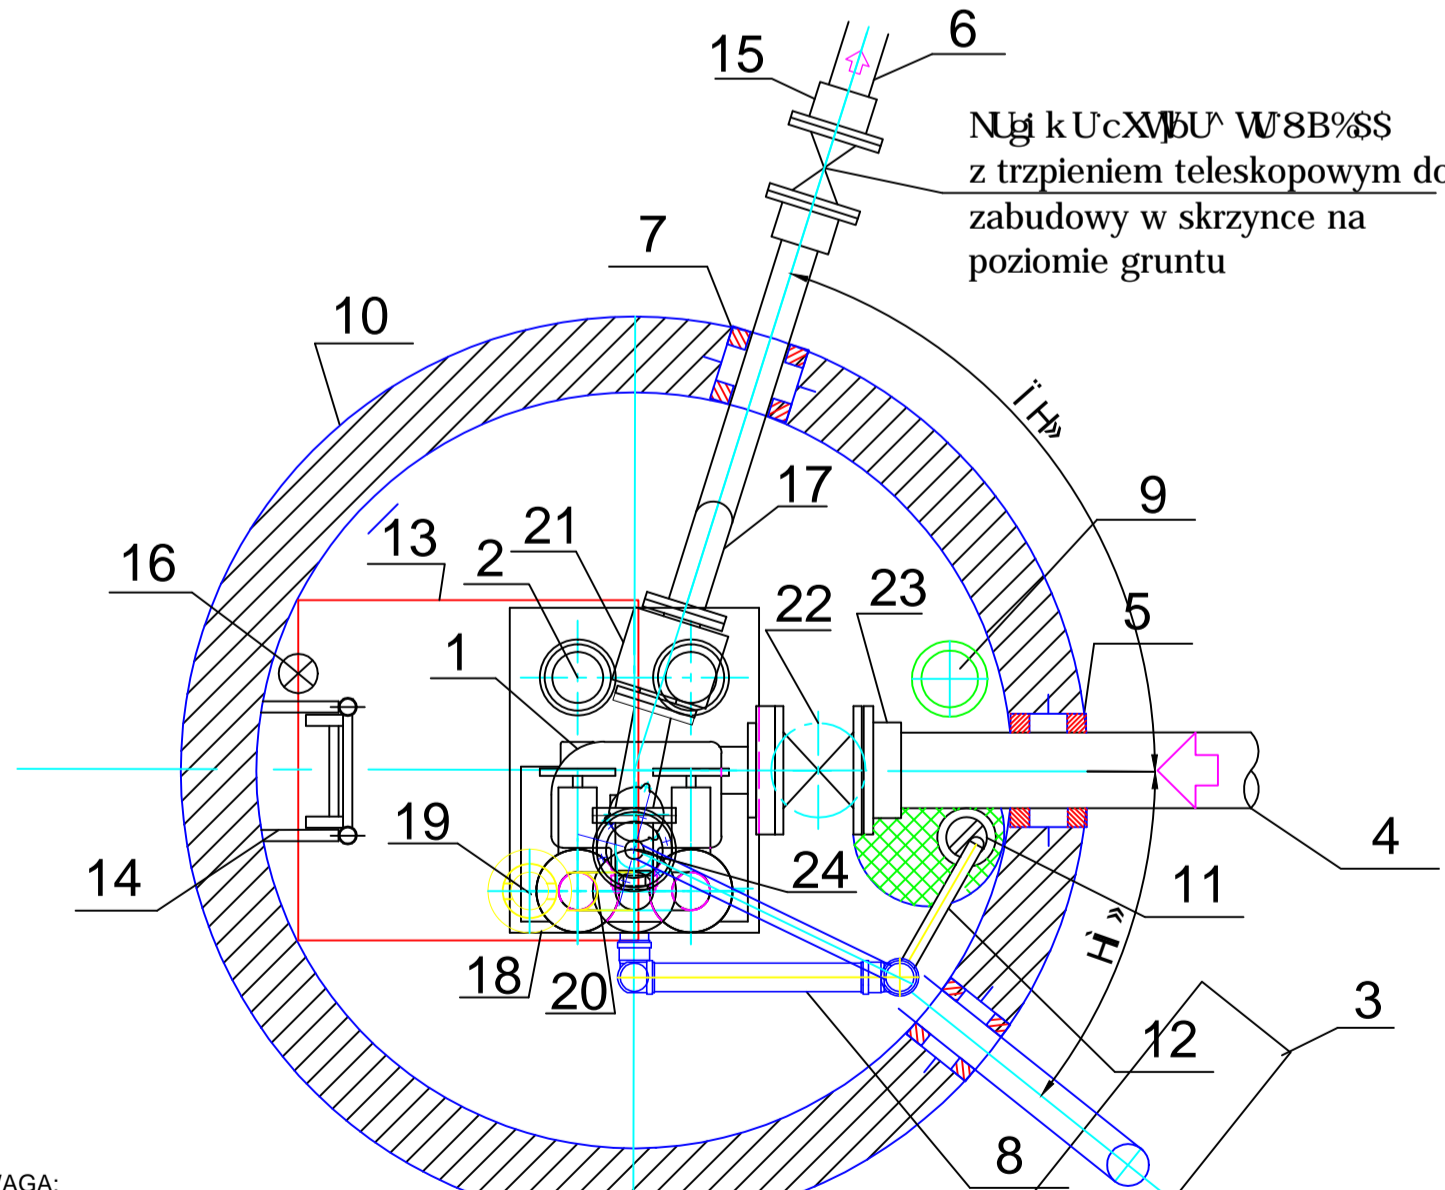

Nr 1 kUcXBu W8B%SS z trzpieniem teleskopowym do zabudowy w skrzynce na poziomie gruntu

L.P	Wyszczególnienie	Sztuki
1	Załącznik do projektu, rysunek techniczny	1
2	Pompa wirowa	2
3	Złącze	1
4	Wlot kanalizacji grawitacyjnej z rur PVC DA200	1
5	Uszczelnienie	1
6	Wentylacja komory	1
7	Uszczelnienie	1
8	Wentylacja komory z rur PVC DA160 z kominkiem nawiewnym	1
9	Wentylacja komory z rur PVC DA160 z kominkiem nawiewnym	1
10	Uszczelnienie	1
11	Pompa do odwodnień w studzience 400x400mm	1
12	Uszczelnienie	1
13	Uszczelnienie	1
14	Uszczelnienie	1
15	Uszczelnienie	1
16	Uszczelnienie	1
17	Uszczelnienie	1
18	Uszczelnienie	1
19	Uszczelnienie	1
20	Uszczelnienie	1
21	Uszczelnienie	1
22	Uszczelnienie	1
23	Uszczelnienie	1
24	Uszczelnienie	1

UWAGA:

Wszystkie elementy muszą być wykonane z materiałów zgodnych z projektem. Wszelkie zmiany muszą być uzgodnione z projektantem. Wykonanie robót musi być nadzorowane przez projektanta. Wszelkie koszty transportu i montażu są wliczone w cenę. Wszelkie koszty robocizny są wliczone w cenę. Wszelkie koszty materiałów są wliczone w cenę. Wszelkie koszty energii są wliczone w cenę. Wszelkie koszty ubezpieczenia są wliczone w cenę. Wszelkie koszty podatku od czynności cywilnoprawnych są wliczone w cenę. Wszelkie koszty podatku od nieruchomości są wliczone w cenę. Wszelkie koszty podatku od spadków i darowizn są wliczone w cenę. Wszelkie koszty podatku od sukcesji ab intestato są wliczone w cenę. Wszelkie koszty podatku od sukcesji testamentarnej są wliczone w cenę. Wszelkie koszty podatku od darowizn są wliczone w cenę. Wszelkie koszty podatku od spadków i darowizn są wliczone w cenę. Wszelkie koszty podatku od sukcesji ab intestato są wliczone w cenę. Wszelkie koszty podatku od sukcesji testamentarnej są wliczone w cenę.

WIELOBRANŻOWE PRZEDSIĘBIORSTWO USŁUGOWO-PRODUKCYJNE „MELBUD” s.c. 87-100 Toruń ul. Tramwajowa 12		
Inwestor: Gmina Miasta Chelмна ul. Dworcowa 1 86-200 Chelмно		
Obiekt: Kanalizacja sanitarna i deszczowa na terenie osiedla Dworzyska		
Treść rysunku: Tłocznia ścieków sanitarnych		
Projektant: mgr inż. Agnieszka Bajerska	Specjalność instalacyjna KUP/0145/POOS/08	
Sprawdzający: mgr inż. Marcin Grzelczyk	Specjalność instalacyjna KUP/0047/POOS/05	
Data: 10.2017 r	skala: 1:20	nr rysunku: 7